




01.00 | IMAGEM AÉREA
ESCALA 1/5000

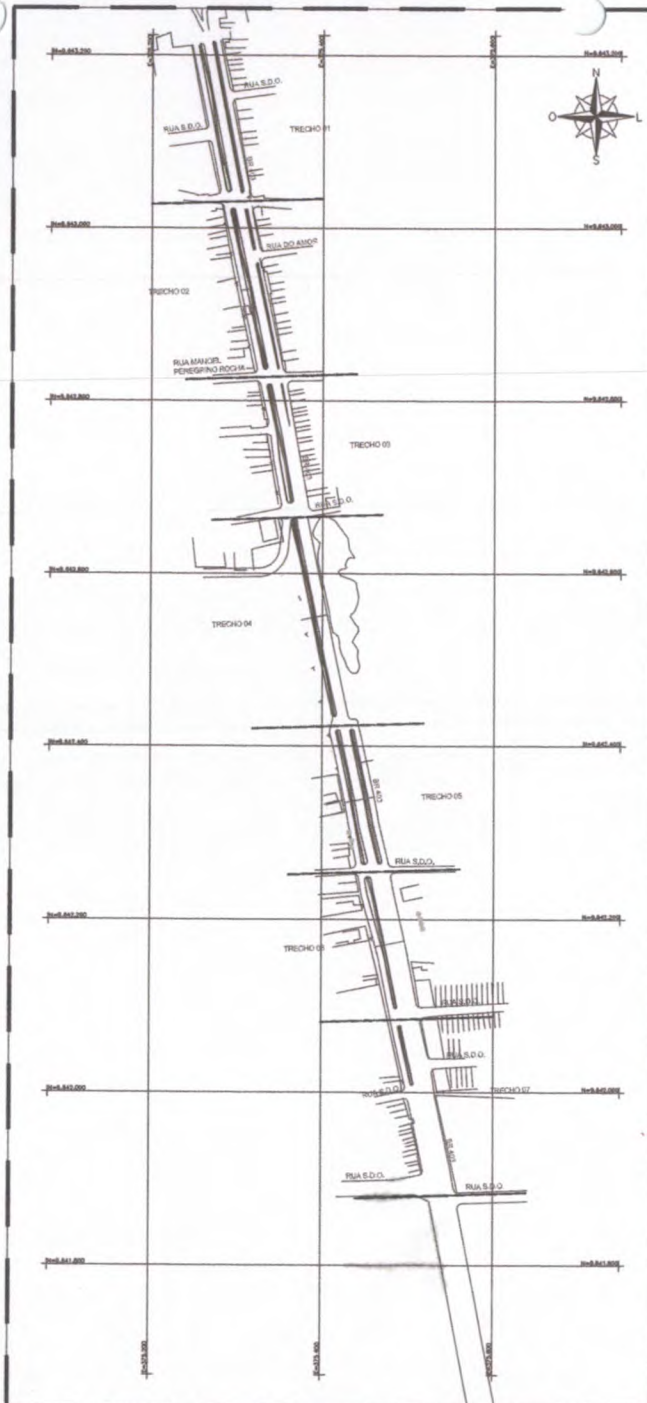

01.01 | PLANTA SITUAÇÃO/LOCAÇÃO - GEORREFERENCIADA
ESCALA 1/5000


ISS-P	ISS-C
	Proprietário
	Beneficiário
Nome	
CPF/CNPJ	CPF/CNPJ
APROV. BOMBEIROS	APROV. PREFEITURA

COMISSÃO DE LICITAÇÃO
FIS. 2015
Rubrica
[Handwritten Signature]


REVISÃO Nº	Descrição	Data
PROJETO: REESTRUTURAÇÃO DA RODOVIA CE 178 / TRECHO DO MUNICÍPIO DE MORRINHOS - CE		
CLIENTE:	PREFEITURA MUNICIPAL DE MORRINHOS	Data: FEV/2019
LOCAL:	CE 178 MORRINHOS - CE	ESCALA: INDICADA
CONTEÚDO:	IMAGEM AÉREA - PLANTA BAIXA SITUAÇÃO/LOCAÇÃO	FOLHA:
RESPONSÁVEL TÉCNICO:	GEORDAIHO CARVALHO	DESENHO: GEORDAIHO FERREIRO
Arquivo:	01_PROJETO CE 178 - SITUAÇÃO GEORREFERENCIADA R02.dwg	

DESCRIÇÃO DO PAISAGISMO:


CÓDIGO	QUANTIDADE
PORTA DE ABERTURA	ESPAÇAMENTO

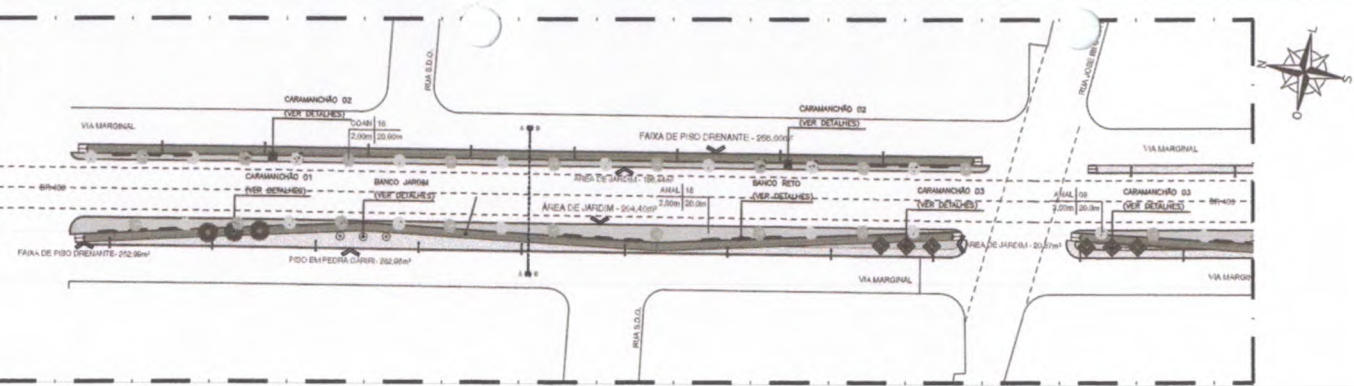

02.00 PLANTA BAIXA - PAGINAÇÃO DE PISO TRECHO 01
ESCALA 1:500

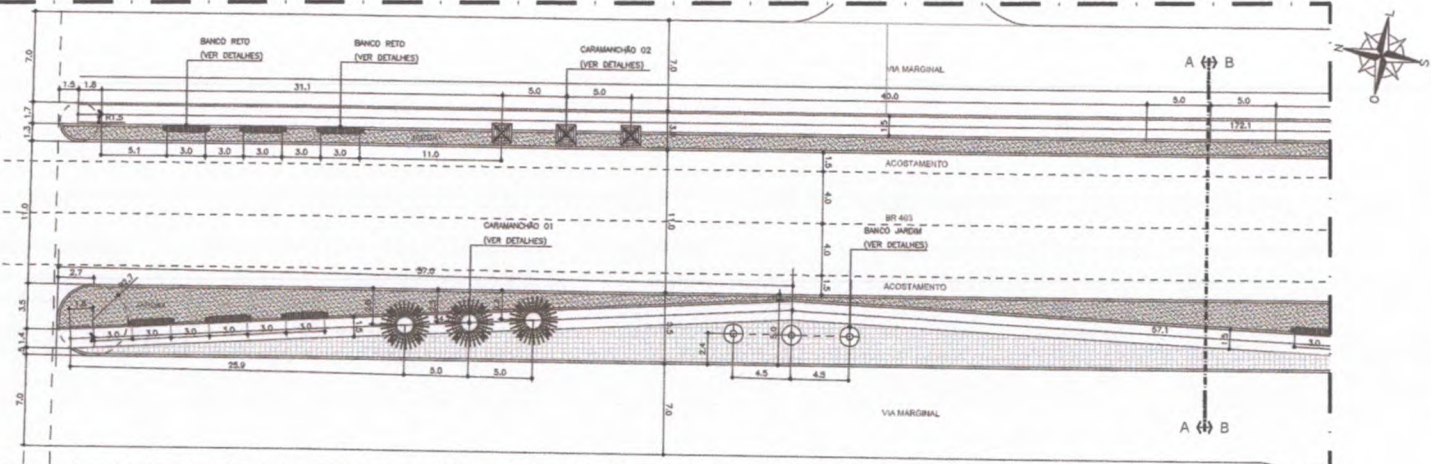

02.01 PLANTA BAIXA - IMPLANTAÇÃO TRECHO 01A
ESCALA 1:200

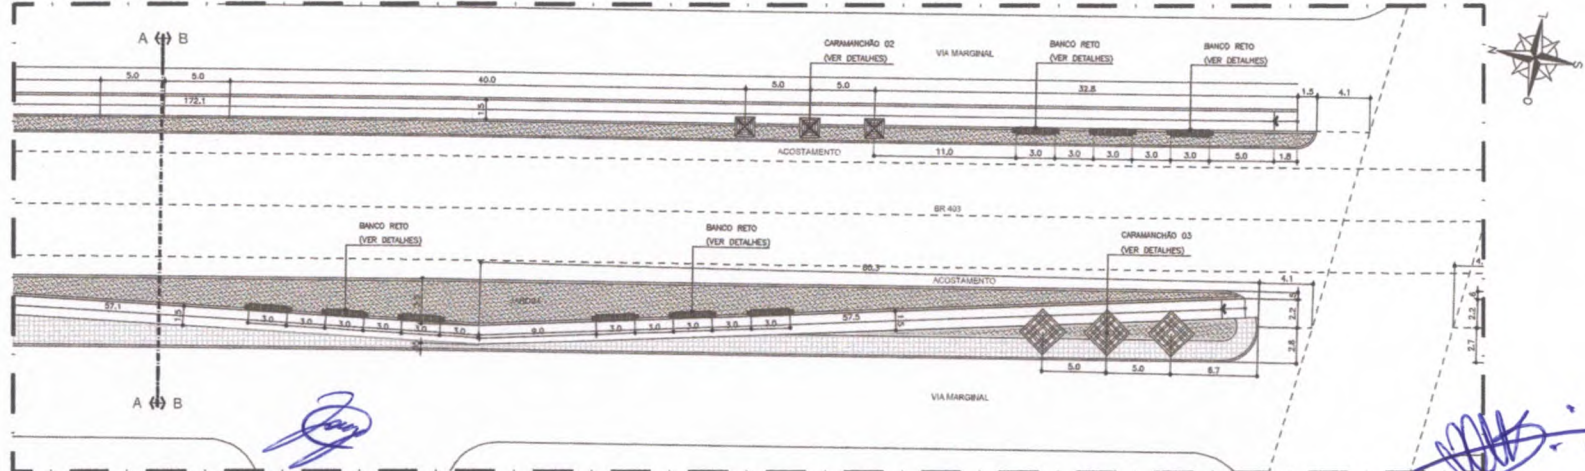

02.02 PLANTA BAIXA - IMPLANTAÇÃO TRECHO 01B
ESCALA 1:200

ISS-P	ISS-C
Projetos	
Outros	
Impostos	
Outros	
CREA/CAU	CREA/CAU

APROVO BOMBEIROS

QUADRO DE ÁREAS

ÁREA DE JARDIM: 1011,84m²
PISO PORFOSIFADO, PERÍMETRO DRENANTE DE CONCRETO 0,20 x 0,20m
COR TERRACOTA: 510,29m²
PISO EM PEDRA-CARRÉ: 382,39m²

ÁREA DE RAMPAIS: 10,89m²
ÁREA DE TRAVESSIAS BUEIADAS: 192,20m²
ÁREA TOTAL DE CAMIÕES: 1.490,32m²

QUADRO DE PAISAGISMO

LED	NOME	HOME POPULAR	QTD.	PORTE	ESPAÇ.	CO/VA
01	COVA - CORDA ARCO-CALHA	PAU BRANCO	10	2,00m	30,00m	100 x 100 x 90
02	ANIL - MIMANTHUS ALBUS	PÊ AMPELO	10	2,00m	30,00m	100 x 100 x 90

QUADRO DE PAVIMENTAÇÃO

LED	MATERIAL / ACOBAMENTO
01	ÁREA DE JARDIM
02	PISO EM PEDRA-CARRÉ 0,20 x 0,20m
03	FAIXA DE PISO PORFOSIFADO, PERÍMETRO DRENANTE DE CONCRETO 0,20 x 0,20m - COR TERRACOTA
MF 01	MIBURO PRE-FABRICADO EM CONCRETO - CALÇADA
MF 02	MIBURO PRE-FABRICADO EM CONCRETO - CANTARIL

BANCOS


BC	DESCRIÇÃO
BC 01	BANCO CURVO - VER DETALHE

POSTES


PO	DESCRIÇÃO
PO 01	REFLETOR NO PISO - GRUPO DE METAL - PISO
PO 02	POSTE COM LUM - COM LAMBRAS PRISIONES DE CRIAS PETALAS
PO 03	POSTE COM LUM - COM LAMBRAS BORDA DE CRIAS PETALAS




REVISÃO Nº	DESCRIÇÃO	DATA
PROJETO	REESTRUTURAÇÃO DA RODOVIA CE 178 / TRECHO DO MUNICÍPIO DE MORRINHOS - CE	
CLIENTE	PREFEITURA MUNICIPAL DE MORRINHOS	DATA: FEV/2019
LOCAL	CE 178 MORRINHOS - CE	ESCALA INDICADA
CONTEÚDO	PLANTA BAIXA - PAGINAÇÃO DE PISO / IMPLANTAÇÃO TR. 01	FOLHA:
RESPONSÁVEL TÉCNICO	DESSENHO	02
Arquivo:	02_PROJETO CE 178 - IMPLANTAÇÃO 01 ROZ.dwg	39

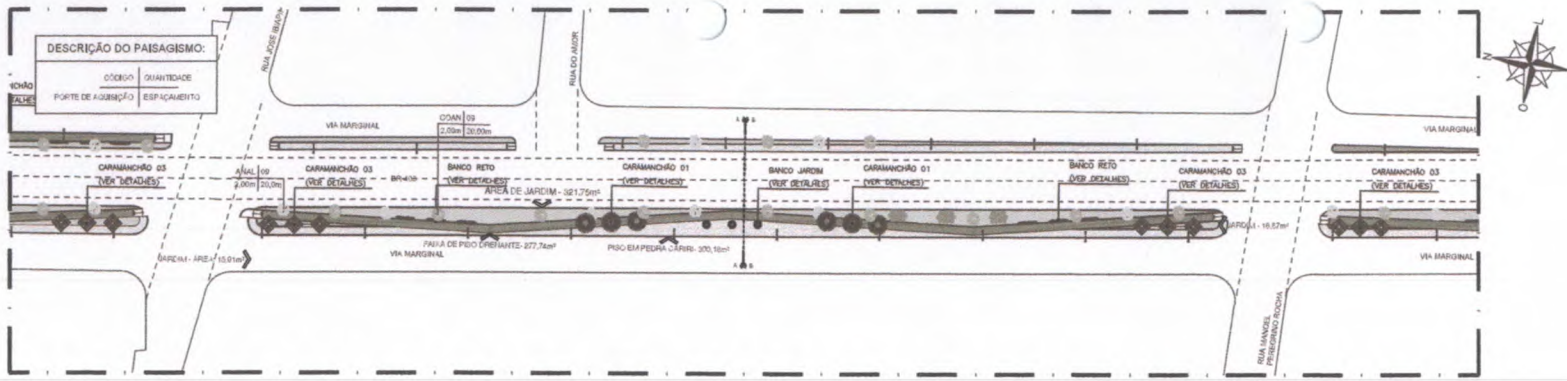

03 | PLANTA BAIXA - PAGINAÇÃO DE PISO TRECHO 02
ESCALA 1:250

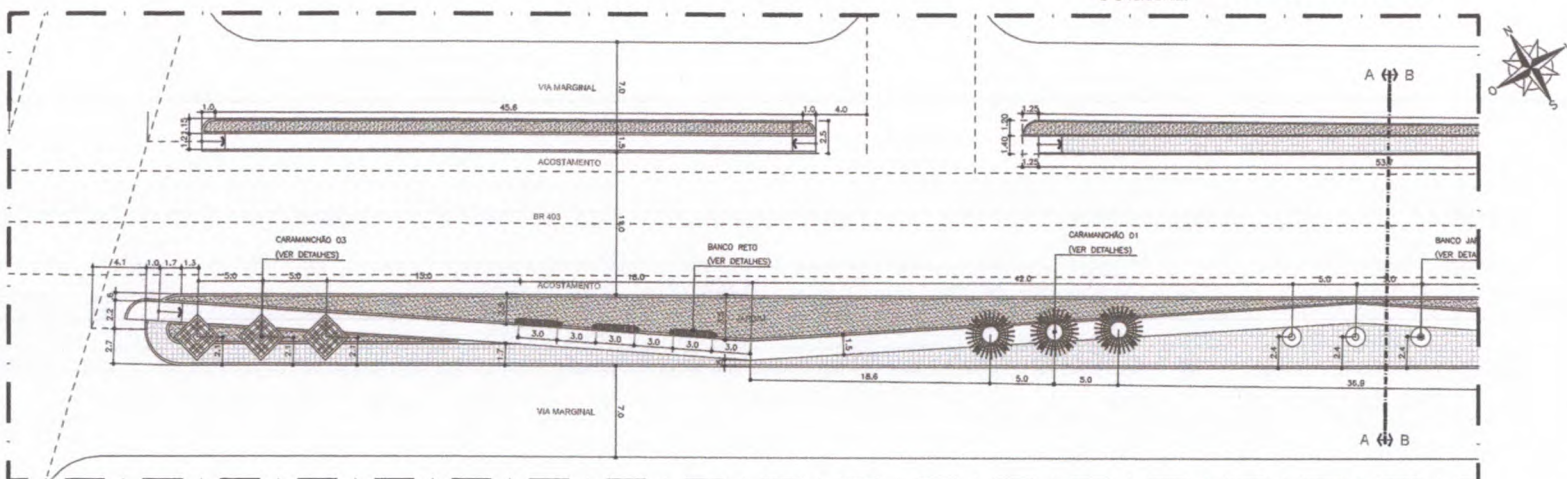

03.01 | PLANTA BAIXA - IMPLANTAÇÃO TRECHO 02/A
ESCALA 1:250

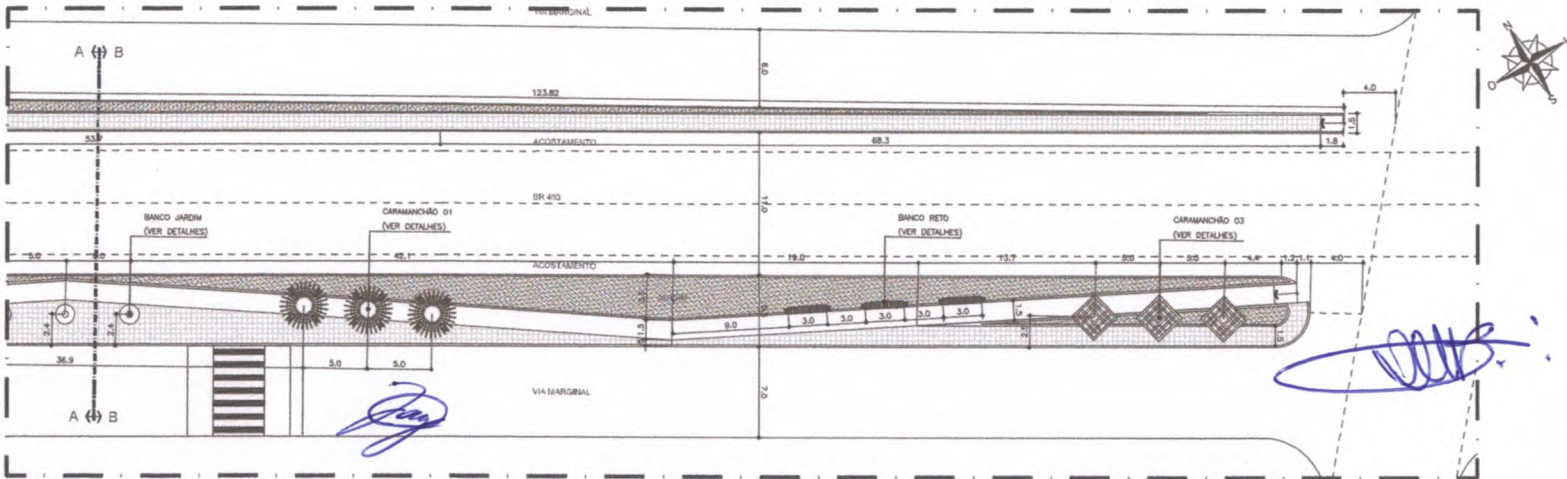

03.02 | PLANTA BAIXA - IMPLANTAÇÃO TRECHO 02/B
ESCALA 1:250

ISS-P	ISS-C
Proprietário	
Contratado	
Projeto	
ORÇÁ/CAU	ORÇÁ/CAU

APROVO BOMBEIROS	APROVO PREFEITURA
<p>QUADRO DE ÁREAS</p> <p>ÁREA DE JARDIM: 541,23m²</p> <p>PISO PORFOSIFAV, PERILUBLICO ORENHTE DE CONCRETO 0,32x0,30m</p> <p>COR TERRACOTA, 277,74m²</p> <p>PISO EM PEDRA CARRE: 362,79m²</p> <p>ÁREA DE TRÁNSITO EM ELVAJARDIM: 91,03m²</p>	

LEG.	HOME	HOME POPULAR	QTDL.	PORTE	ESPAÇ.	COVS.
[Ícone]	COAN - CORDA ANCOCALM	PAU BRANCO	10	2,00m	25,00m	90 x 90 x 90
[Ícone]	ANAL - ANDRÁRTIRUS ALBA	PIÊ AMARELO	14	2,00m	25,00m	90 x 90 x 90

LEG.	MATERIAL / ACABAMENTO
[Ícone]	MATERIAL / ACABAMENTO
[Ícone]	ÁREA DE JARDIM
[Ícone]	PISO EM PEDRA CARRE 0,30 x 0,30m
[Ícone]	Faixa de PISO PORFOSIFAV, PERILUBLICO ORENHTE DE CONCRETO 0,32x0,30m TERRACOTA
MF 01	MEDIANO PRE-FABRICADO EM CONCRETO - CALÇADA
MF 02	MEDIANO PRE-FABRICADO EM CONCRETO - CALÇERIOS


BC:	BANCO CURVO - VER DETALHE
-----	---------------------------

[Ícone]	REFLETOR HO PISO Q GRADU DE METAL P/ ROTAÇÃO
[Ícone]	POSTE COM 10M - COM LUMINARIAS PENDENTE DE DUAS PÉTALAS
[Ícone]	POSTE COM 8M - COM ILUMINAÇÃO BICRÉTERA DE DUAS PÉTALAS




REVISÃO Nº	DESCRIÇÃO	DATA
PROJETO	REESTRUTURAÇÃO DA RODOVIA CE 178 / TRECHO DO MUNICÍPIO DE MORRINHOS - CE	
CLIENTE	PREFEITURA MUNICIPAL DE MORRINHOS	DATA: MAIO/2020
LOCAL	CE 178 MORRINHOS - CE	ESCALA: INDICADA
CONTEÚDO	PLANTA BAIXA - PAGINAÇÃO DE PISO / IMPLANTAÇÃO TR. 02	FOLHA:
RESPONSÁVEL TÉCNICO	GEORDAHO CARVALHO	DESENHO: GEORDAHO PEREIRA
Arquivo	03_PROJETO CE 178 - IMPLANTAÇÃO 02 RO2.dwg	

PROPOSTA DE IMPLANTACAO

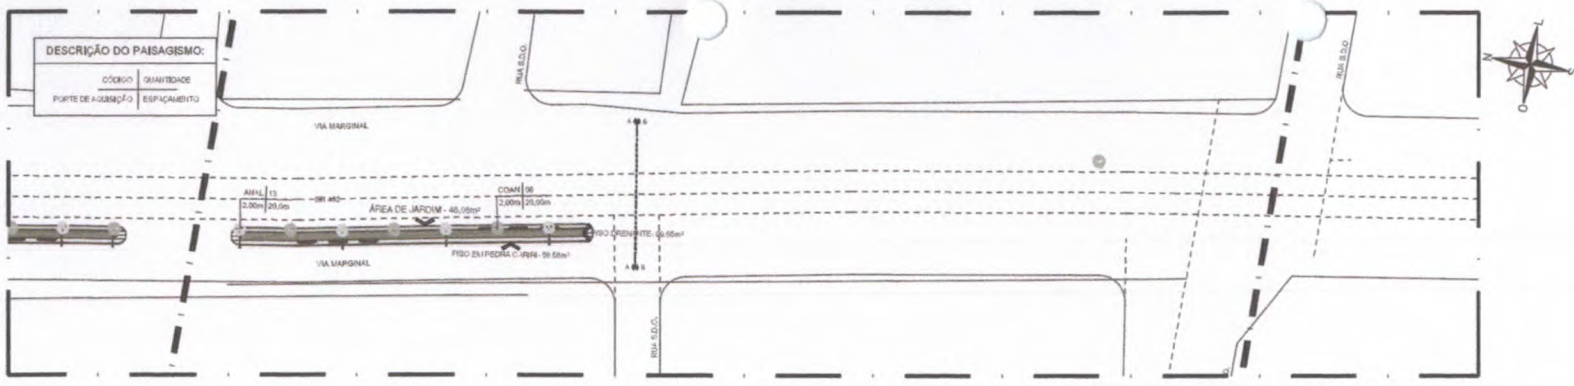

08 | PLANTA BAIXA - PAGINAÇÃO DE PISO TRECHO 07
ESCALA 1/200

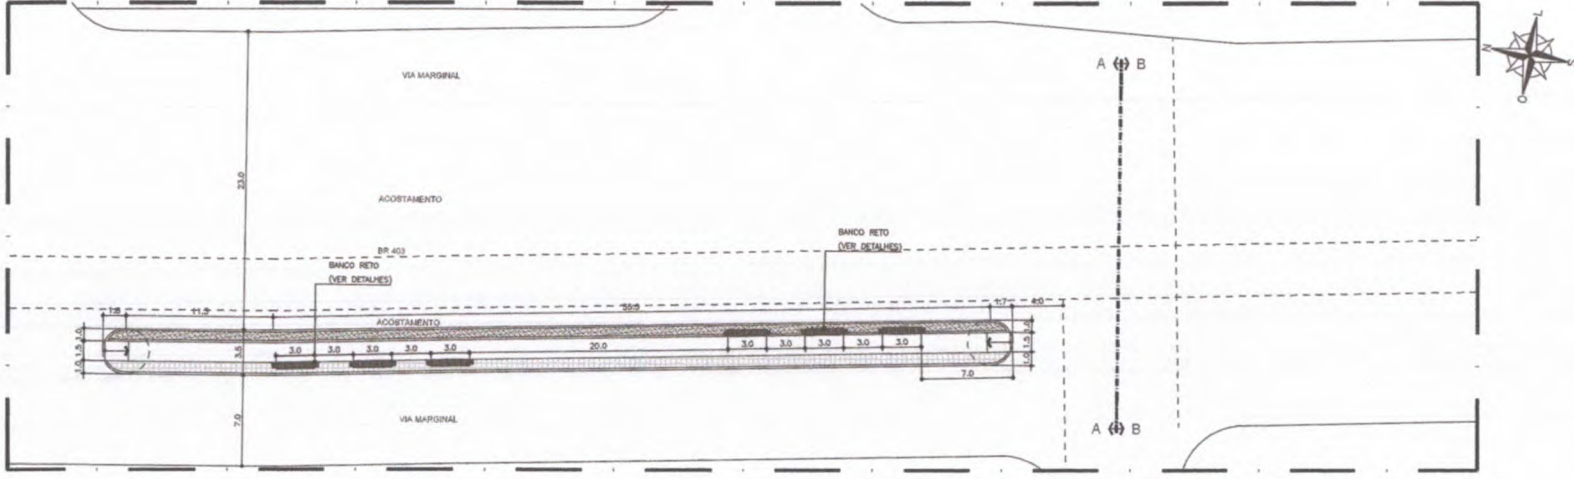

08.01 | PLANTA BAIXA - IMPLANTAÇÃO TRECHO 07/A
ESCALA 1/200

08-P	08-C
	Proprietário
	Engenharia

APROVO BOMBEIROS	APROVO PREFEITURA
------------------	-------------------

QUADRO DE ÁREAS

ÁREA DE JARDIM: 19,38m²
 PISO PORFIRADO/PISO PERMEÁVEL/O DRENANTE DE CONCRETO 5,0x 5,0cm: 345,59m²
 Cór. TERRACOTA: 345,59m²
 PISO EM PEDRA CARRE: 225,83m²

ÁREA DE RAMPA: 21,80m²
 ÁREA DE TRAVESSIAS ELEVADAS: 51,00m²
 ÁREA TOTAL DE CANTEIROS: 989,54m²

QUADRO DE PAISAGISMO

LEI	NOME	NOME POPULAR	QTD.	PORTE	ESPAC.	COVA
01	COCA + CORDEA ARBOREAL	PAU BRANCO	05	2,50m	20,00m	90 x 90 x 90
02	ANIL + ANDRANHETUS ALBIS	PIÊ MARFEL	08	2,00m	20,00m	80 x 80 x 80

QUADRO DE PAVIMENTAÇÃO

LEI	MATERIAL / ACABAMENTO
01	ÁREA DE JARDIM
02	PISO EM PEDRA CARRE 5,0x 5,0cm
03	FABRICA DE PISO PORFIRADO/PISO PERMEÁVEL/O DRENANTE DE CONCRETO 5,0x 5,0cm: Cór. TERRACOTA
MP 01	MEIO-FRÓ PRÉ-FABRICADO EM CONCRETO - CALÇADAS
MP 02	MEIO-FRÓ PRÉ-FABRICADO EM CONCRETO - CANTEIROS

BANCOS

BC: BANCO CURVO - (VER DETALHE)

POSTES

01: REPLETOR NO PISO O GRADIL DE METAL EM PROTEÇÃO

02: POSTE COM 10M - COM LUMINÁRIAS PENDENTES DE DUAS PÉTALAS


03: POSTE COM 8M - COM LUMINÁRIAS SOBRELA DE DUAS PÉTALAS

REVISÃO Nº	Descrição	Data:
PROJETO:	REESTRUTURAÇÃO DA RODOVIA CE 178 / TRECHO DO MUNICÍPIO DE MORRINHOS - CE	
CLIENTE:	PREFEITURA MUNICIPAL DE MORRINHOS	Data: FEV/2019
LOCAL:	CE 178 MORRINHOS - CE	ESCALA: INDICADA
CONTEÚDO:	PLANTA BAIXA - PAGINAÇÃO DE PISO / IMPLANTAÇÃO TR. 07	FOLHA: 08
RESPONSÁVEL TÉCNICO:	GEORRILDO CARVALHO	DESIGNO: GEORRILDO FERREIRO
Área:	08_PROJETO CE 178 - IMPLANTAÇÃO 07 R02.dwg	39




[Handwritten signature]


[Handwritten signature]

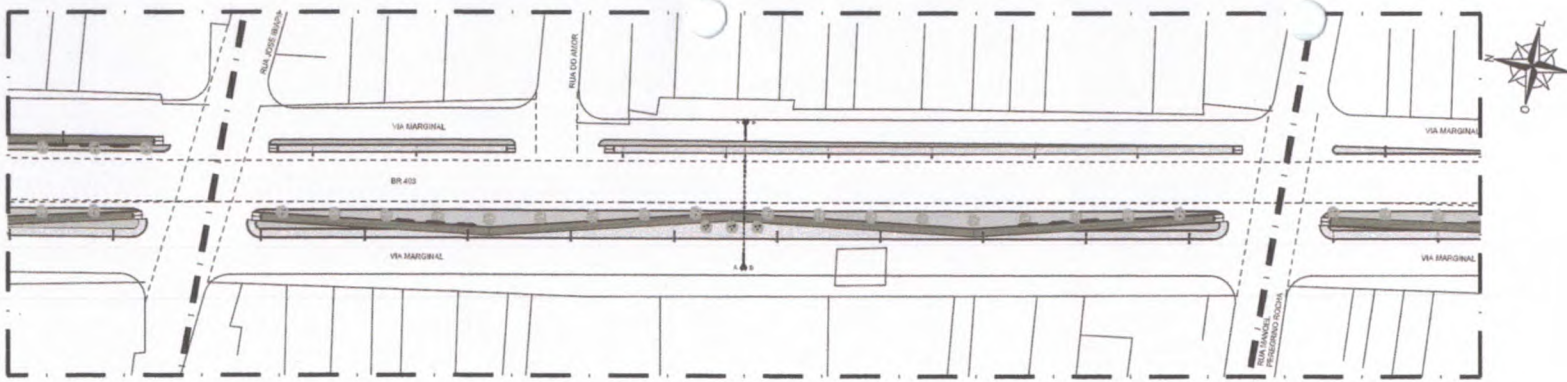

10.00 PLANTA BAIXA - PAGINAÇÃO DE PISO TRECHO 02
ESCALA 1/200

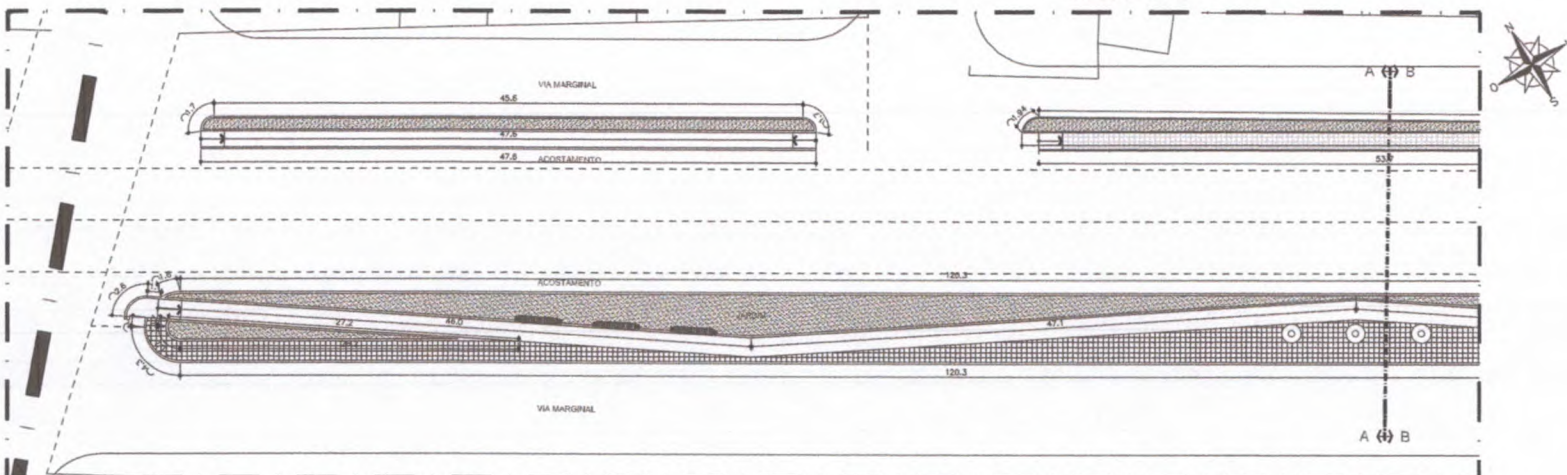

10.01 PLANTA BAIXA - IMPLANTAÇÃO TRECHO 02/A
ESCALA 1/200

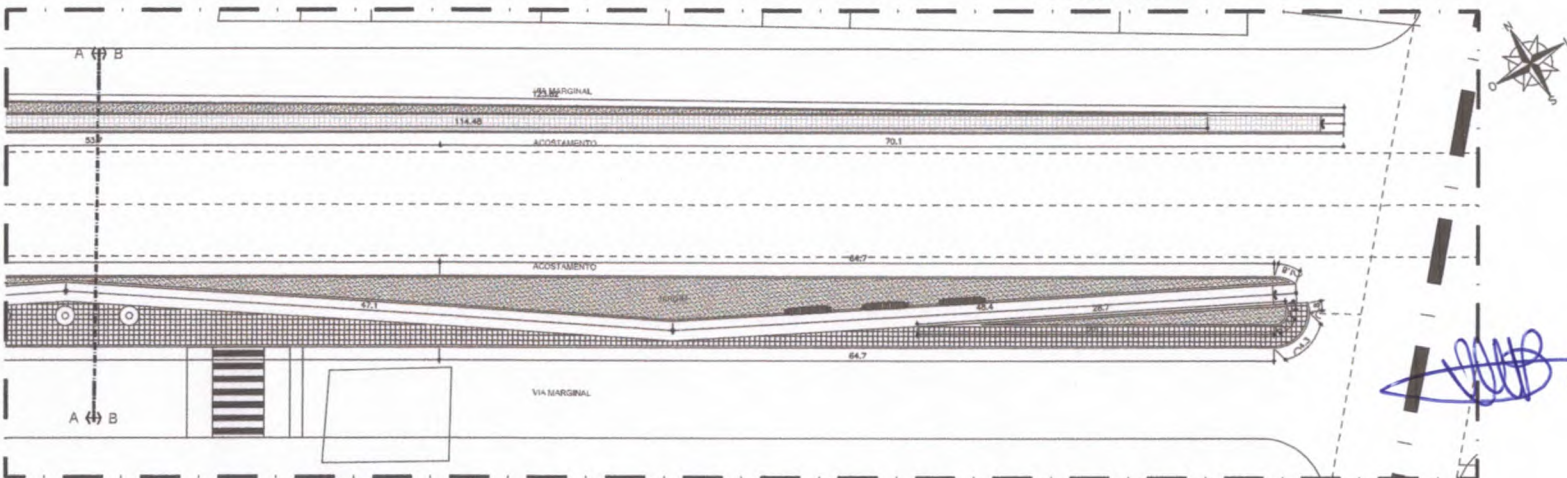


10.02 PLANTA BAIXA - IMPLANTAÇÃO TRECHO 02/B
ESCALA 1/200

ISS-P	ISS-C
PROVA	PROVA
PROVA/CAU	PROVA/CAU
APROVO BOMBEIROS	APROVO PREFEITURA




QUADRO DE PAVIMENTAÇÃO		
LEGO	DESCRIÇÃO	QTD
[Symbol]	MATERIAL / ACABAMENTO	
[Symbol]	ÁREA DE JARDEM	
[Symbol]	PERO EM PEDRA QUADRADA 150x150	
[Symbol]	FALSA DE PISO PURPURAS/PAV. PERMILUBCO DRENANTE DE CONCRETO (S=0,40) - 6,00M - COR TERRACOTA	
UF 01	MISURNO PRE-MOLDADO EM CONCRETO - CALÇADÃO	
UF 02	MISURNO PRE-MOLDADO EM CONCRETO - CANTERIOS	
BANCOS		
BC	BANCO CURVO - 1ER DETALHE	
POSTES		
[Symbol]	REFLETOR NO PÉ DO GRUPO DE METAL PI PROTEÇÃO	
[Symbol]	POSTE COM 10M - COM LAMINARAS PENDENTES DE DUAS PÉTALAS	
[Symbol]	POSTE COM 10M - COM ILUMINAÇÃO BICENTRA DE DUAS PÉTALAS	
REVISÃO Nº	DESCRIÇÃO	DATA
PROJETO: REESTRUTURAÇÃO DA RODOVIA CE 178 / TRECHO DO MUNICÍPIO DE MORRINHOS - CE		
CLIENTE:	PREFEITURA MUNICIPAL DE MORRINHOS	DATA: FEV/2019
LOCAL:	CE 178 MORRINHOS - CE	ESCALA: INDICADA
CONTEÚDO:	PLANTA BAIXA - IMPLANTAÇÃO DO MEIO FIO TR. 02	FOLHA: 10/39
RESPONSÁVEL TÉCNICO:	GEORDAHO CARVALHO	DESENHO: GEORDAHO FERREIRO
Arquivo:	09_A 12_PROJETO CE 178_MEO FIO - TRECHOS 01 A 04 R02.dwg	


PROJ. CIVIL (MORRINHOS)

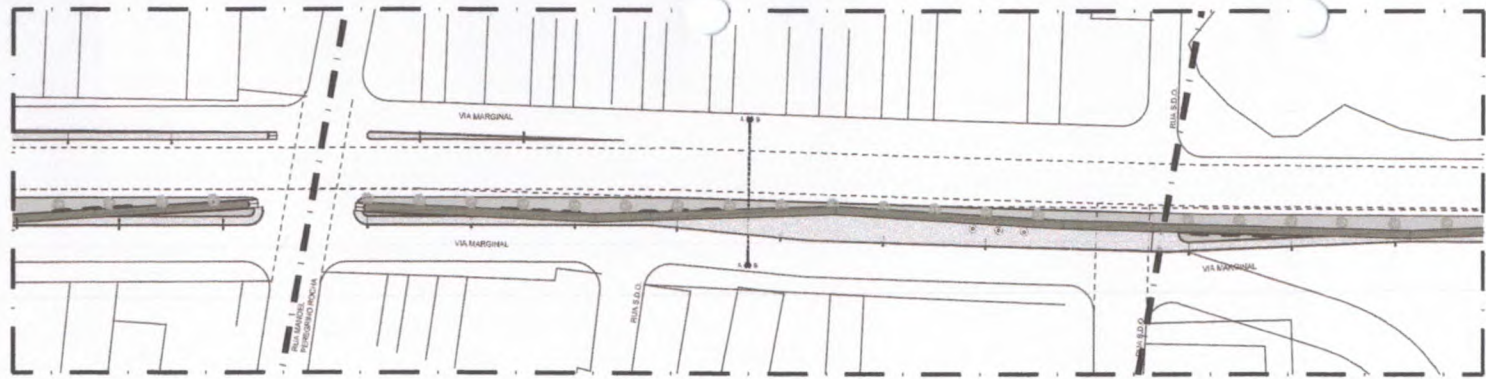

11.00 PLANTA BAIXA - PAGINAÇÃO DE PISO TRECHO 03
ESCALA 1/250

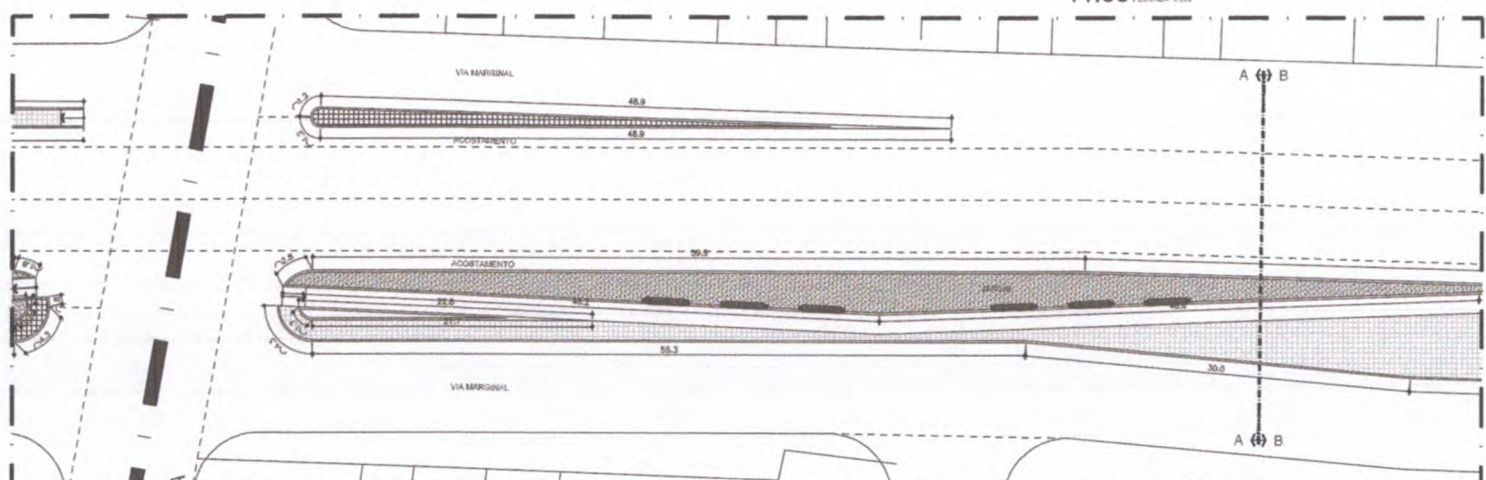

11.01 PLANTA BAIXA - IMPLANTAÇÃO TRECHO 03/A
ESCALA 1/250

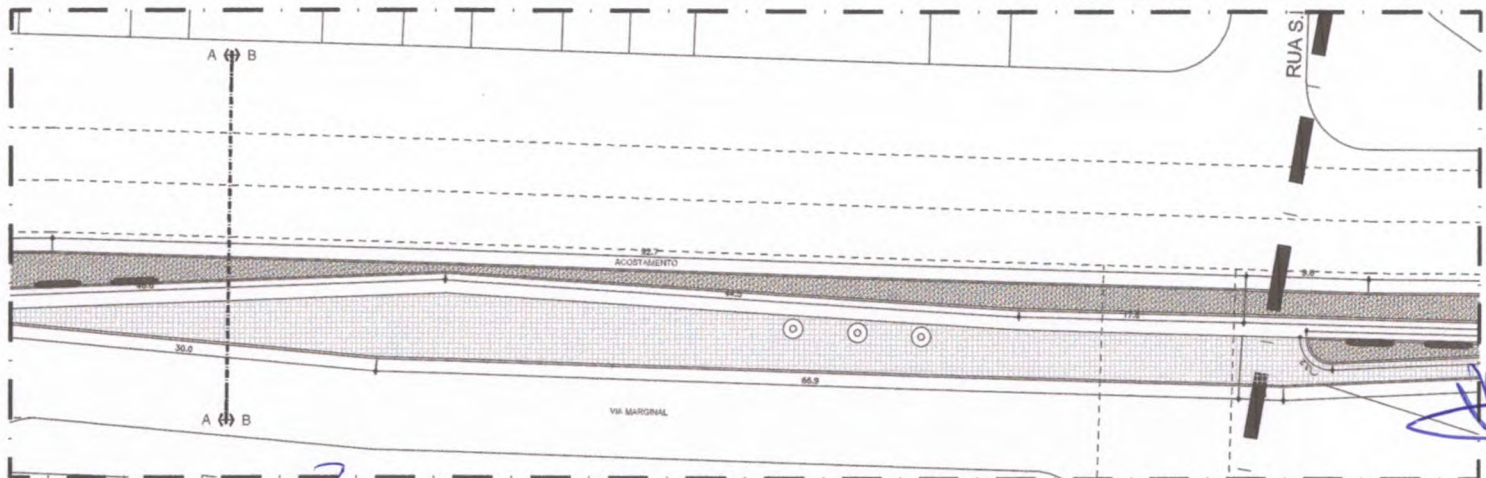

11.02 PLANTA BAIXA - IMPLANTAÇÃO TRECHO 03/B
ESCALA 1/250

ISS-P	ISS-C
Projetos	
Orçamentos	
Projetos	
Orçamentos	
PROJ. CIVIL	PROJ. CIVIL
APROV. BOMBEIROS	APROV. PREFEITURA




QUADRO DE PAVIMENTAÇÃO


LEG:	MATERIAL / ACABAMENTO
	ÁREA DE JARDIM
	PERO EM PEDRA CAIBES 0,40 x 0,50m
	FOLHA DE FIBRO PUNÇOS 2'x1', PERMILBLOCO DRENANTE DE CONCRETO 0,40 x 0,50m. CUR TERRACOTA
MF 01:	MERNHO PREBENLHADO EM CONCRETO - CALÇADIS
MF 02:	MERNHO PREBENLHADO EM CONCRETO - CANTERIOS
BANCOS	
BC:	BANCO CURVO - VER DETALHE
POSTES	
	REFLETOR NO PISO 01 GRANDE DE METAL, P PROTEÇÃO
	POSTE COM 18M - COM LUMINÁRIAS PENDENTES DE DUAS PÉTALAS
	POSTE COM 8M - COM LUMINÁÇÃO ENCRIBETA DE DUAS PÉTALAS

REVISÃO Nº	DESCRIÇÃO	DATA
PROJETO: REESTRUTURAÇÃO DA RODOVIA CE 178 / TRECHO DO MUNICÍPIO DE MORRINHOS - CE		
CLIENTE:	PREFEITURA MUNICIPAL DE MORRINHOS	DATA: FEV/2019
LOCAL:	CE 178 MORRINHOS - CE	ESCALA: INDICADA
CONTEUDO:	PLANTA BAIXA - IMPLANTAÇÃO DO MEIO FIO TR. 03	FOLHA: 11/39
RESPONSÁVEL TÉCNICO:	GEORRANIO CARVALHO	DESENHO: GEORRANIO PEREIRO
Arquiteto:	09 A 12_PROJETO CE 178_MEO FIO - TRECHOS 01 A 04 ROZ.dwg	

PRINCIPAL/IMPLANTACAO

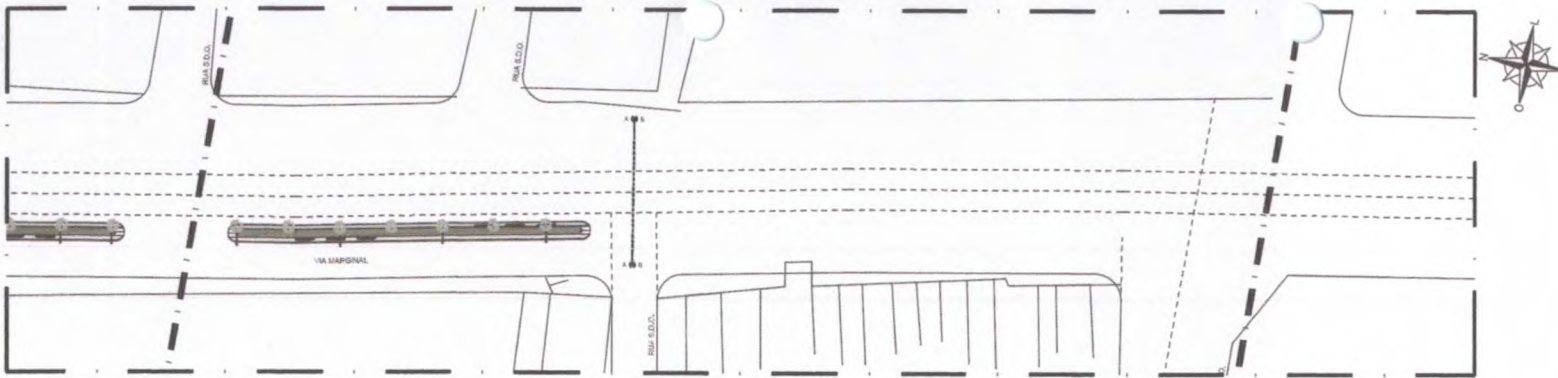

15.00 | PLANTA BAIXA - PAGINAÇÃO DE PISO TRECHO 07
ESCALA 1:250

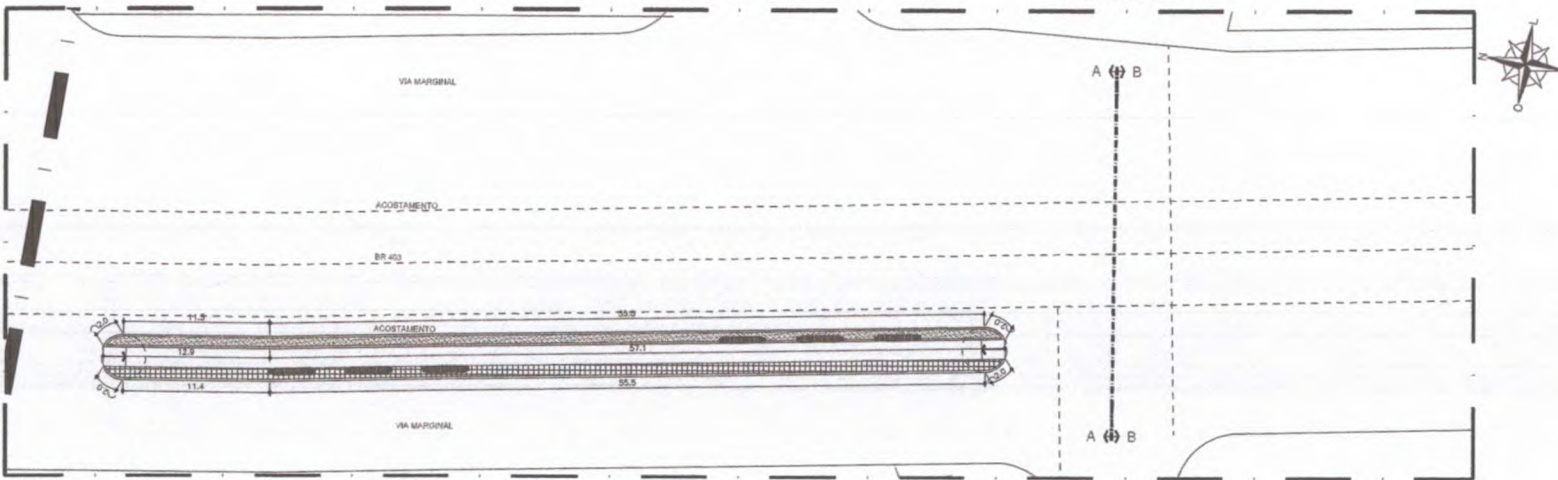

15.01 | PLANTA BAIXA - IMPLANTAÇÃO TRECHO 07/A
ESCALA 1:250

[Handwritten signature]

[Handwritten signature]


ISS-P	ISS-C
Projeto	Execução
CREA/CAU	CREA/CAU
APPROV BOMBEIROS	APPROV PREFEITURA

QUADRO DE PAVIMENTAÇÃO


LEO:	MATERIAL / ACABAMENTO
	ÁREA DE JARDEM
	PISO EM PEDRA CARRIS 0,50 x 0,50m
	FILHA DE PISO PÓRUSO PAV. PERMILUBCO DRENANTE DE CONCRETO 0,10m x 0,10m - COR TERRACOTA
MP 01:	MEMBRO PISADA EM CONCRETO - CALÇADÃO
MP 02:	MEMBRO PISADA EM CONCRETO - CANTEIROS
BANCOS	
BC:	BANCO CURVO - VER DETALHE
POSTES	
	REFLETOR NO PISO O GRANDE DE METAL N PROTEÇÃO
	POSTE COM 12M - COM LÂMPARAS PENDENTES DE DUAS PETALAS
	POSTE COM 12M - COM ILUMINAÇÃO SOBRETA DE DUAS PETALAS

COMISSÃO DE LICITAÇÃO
Rubrica
Fig. 309


REVISÃO Nº	Descrição	Data
PROJETO: REESTRUTURAÇÃO DA RODOVIA CE 178 / TRECHO DO MUNICÍPIO DE MORRINHOS - CE		
CLIENTE:	PREFEITURA MUNICIPAL DE MORRINHOS	Data: FEV/2019
LOCAL:	CE 178 MORRINHOS - CE	ESCALA: INDICADA
CONTEUDO:	PLANTA BAIXA - PAGINAÇÃO DE PISO / IMPLANTAÇÃO TR. 07	FOLHA: 15/39
RESPONSÁVEL TÉCNICO:	GEORRILDO CARVALHO	DESENHO: GEORRILDO PEREIRO
Figura: 13 A 15_PROJETO CE 178_MEO FIO - TRECHOS 05 A 08 R02.dwg		

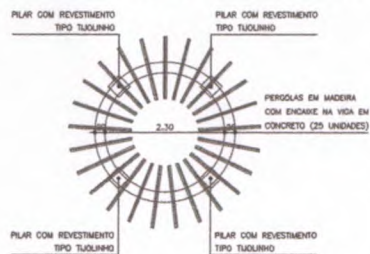


16.00 | PLANTA BAIXA - CARAMANCHÃO 01
ESCALA 1:50

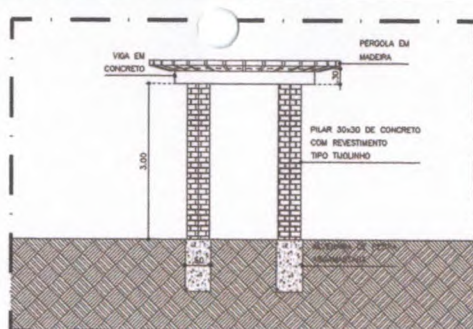


16.01 | VISTA 01 - CARAMANCHÃO 01
ESCALA 1:50

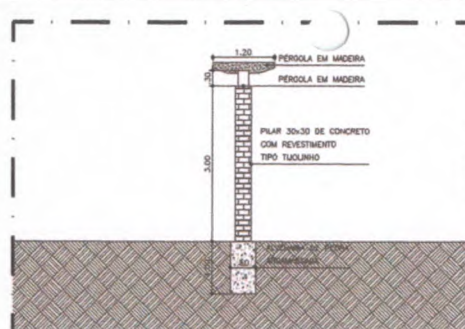


16.02 | VISTA 02 - CARAMANCHÃO 01
ESCALA 1:50

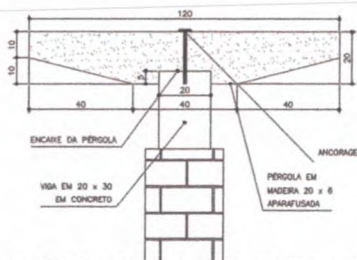


16.03 | DETALHE - PÉRGOLA
ESCALA 1:50

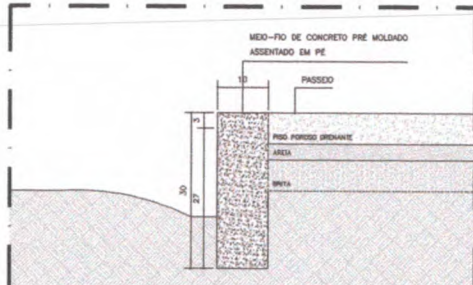

16.04 | DETALHE - MEIO FIO 01
ESCALA 1:50

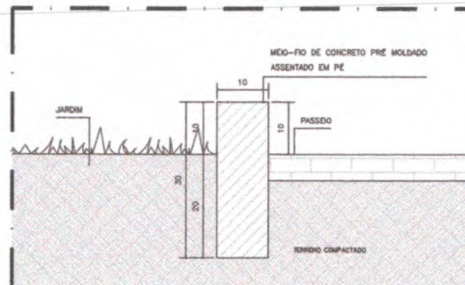


16.05 | DETALHE - MEIO FIO 02
ESCALA 1:50

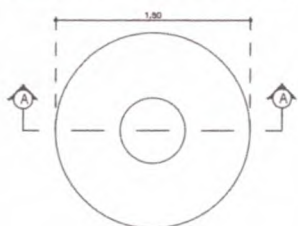

16.06 | JARDINEIRA - PLANTA BAIXA
ESCALA 1:25



16.07 | JARDINEIRA - DETALHE 02
ESCALA 1:25

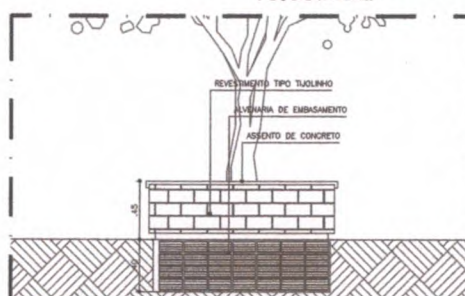


16.08 | JARDINEIRA - DETALHE 02
ESCALA 1:25



16.09 | PLANTA BAIXA - BANCO RETO
ESCALA 1:25



16.10 | CORTE - BANCO RETO
ESCALA 1:25

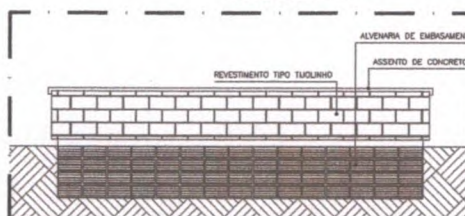


16.11 | CORTE - BANCO RETO
ESCALA 1:25


Revisão nº	Descrição	Data
PROJETO: REESTRUTURAÇÃO DA RODOVIA CE 178 / TRECHO DO MUNICÍPIO DE MORRINHOS - CE		
CLIENTE:	PREFEITURA MUNICIPAL DE MORRINHOS	Data: FEV/2019
LOCAL:	CE 178 MORRINHOS - CE	ESCALA: BIOCADA
CONTEÚDO:	DETALHES	FOLHA:
RESPONSÁVEL TÉCNICO:	GEORJANO CARVALHO	DESENHADOR:
	GEORJANO CARVALHO	GEORJANO FERREIRO
Arquivo:	16 E 17_PROJETO CE 178 - DETALHES R02.dwg	16 39




PROJETO DE REESTRUTURAÇÃO

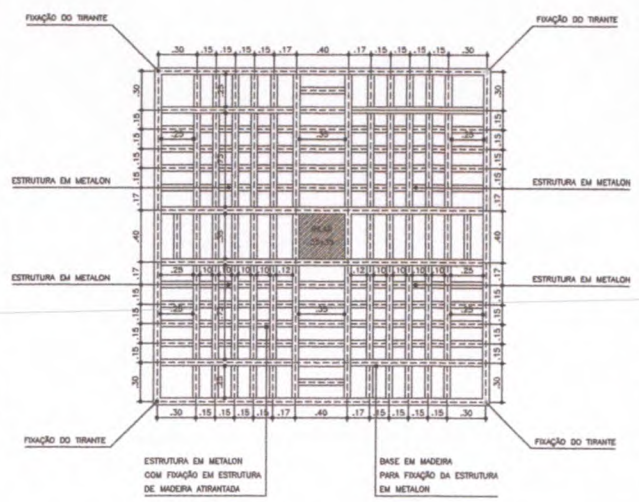


17.00 PLANTA BAIXA - CARAMANCHÃO 03
ESCALA 1:20

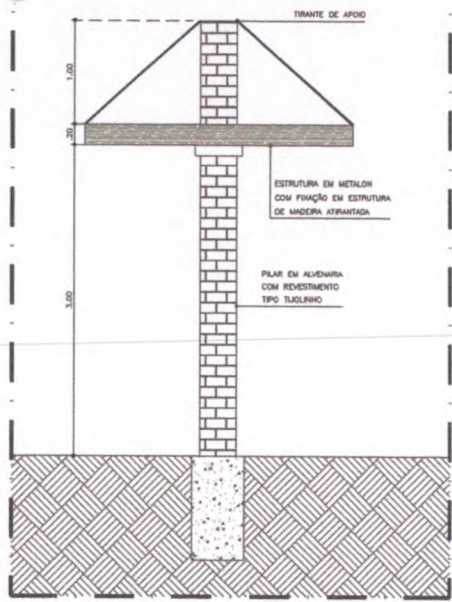


17.02 VISTA - CARAMANCHÃO 03
ESCALA 1:20

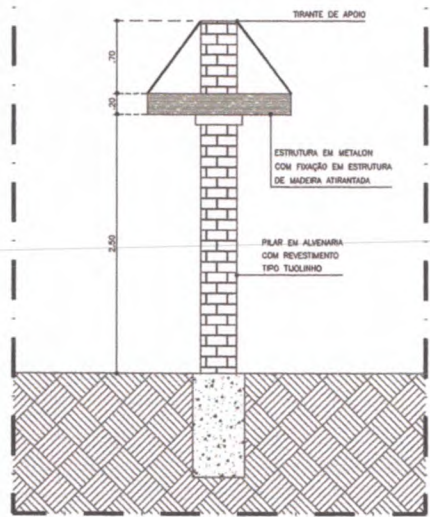


17.05 VISTA - CARAMANCHÃO 02
ESCALA 1:20

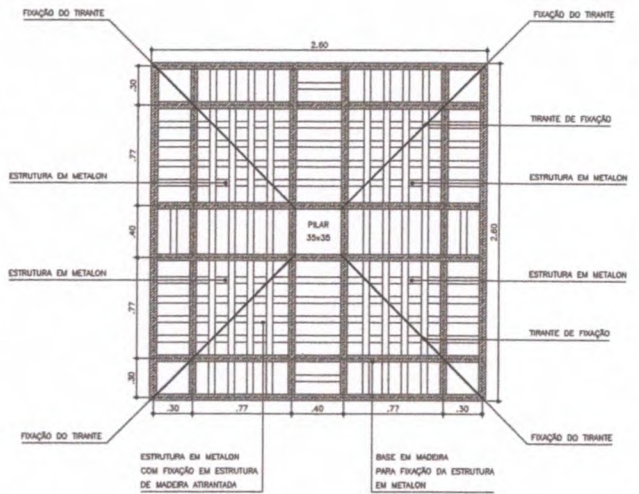


17.01 DETALHE - SUPORTE CARAMANCHÃO 03
ESCALA 1:20

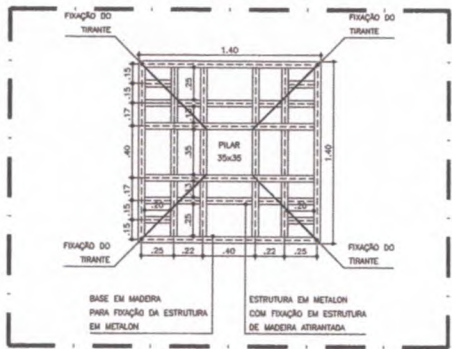

17.03 PLANTA BAIXA - CARAMANCHÃO 02
ESCALA 1:20

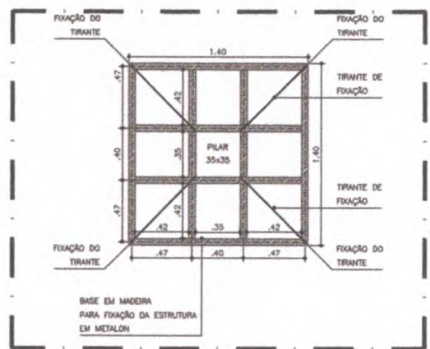

17.04 DETALHE - SUPORTE CARAMANCHÃO 02
ESCALA 1:20

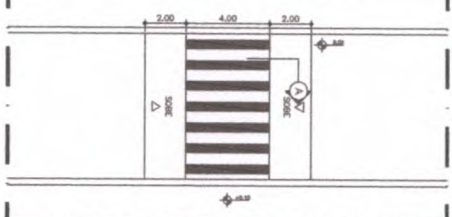

17.07 DETALHE - TRAFIC CALMING
ESCALA 1:12.5




17.08 TRAFIC CALMING - CORTE
ESCALA 1:6.25

ISS-PI	ISS-C
Proprietário	
Beneficiário	
Valor	
DATA/CAU	DATA/CAU
APROVO BOMBEIROS	APROVO PREFEITURA




REVISÃO Nº	DESCRIÇÃO	DATA
PROJETO: REESTRUTURAÇÃO DA RODOVIA CE 178 / TRECHO DO MUNICÍPIO DE MORRINHOS - CE		
CLIENTE:	PREFEITURA MUNICIPAL DE MORRINHOS	DATA: FEV/2019
LOCAL:	CE 178 MORRINHOS - CE	ESCALA: INDICADA
CONTEÚDO:	DETALHES	FOLHA: 17
RESPONSÁVEL TÉCNICO:	GEORDAOVO CARVALHO	DESENHO: GEORDAOVO FERREIRO
Arquivo:	16 E 17_PROJETO CE 178 - DETALHES R02.dwg	39


PROPOSTA AT 1/2019

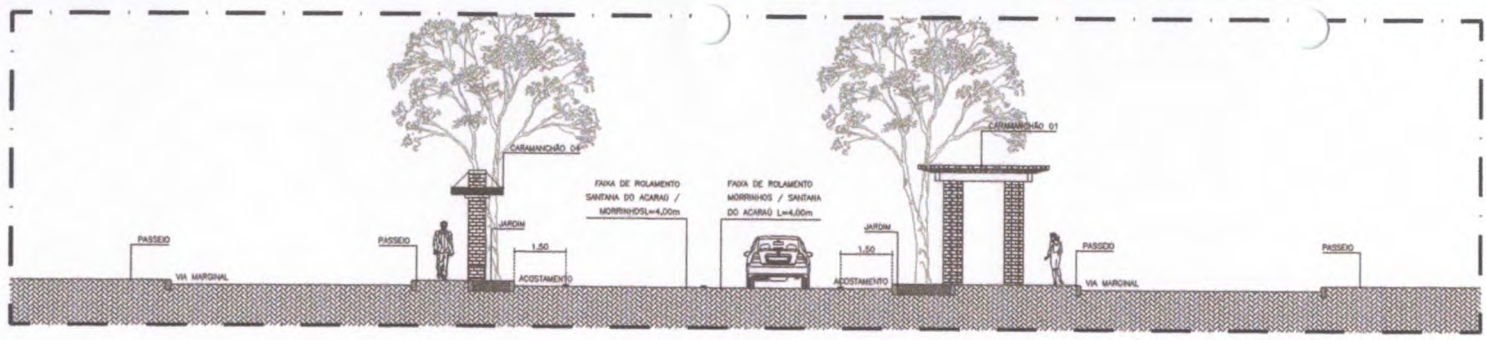


18.00 | CORTE TRECHO 01
ESCALA 1/15

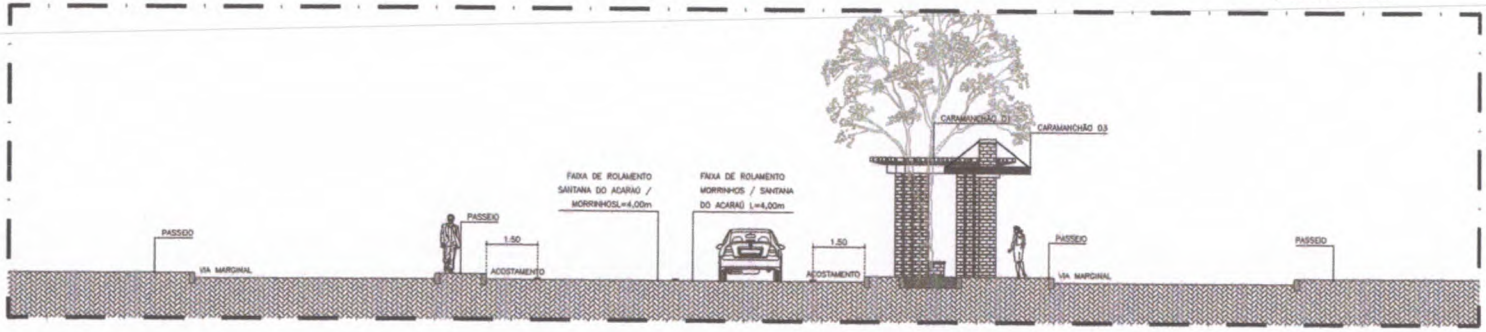

18.01 | CORTE TRECHO 02
ESCALA 1/15

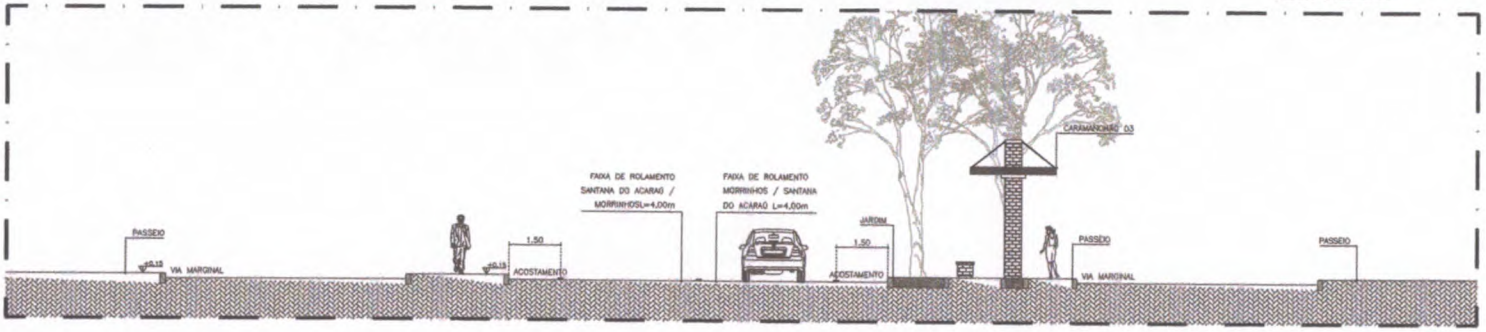

18.02 | CORTE TRECHO 03
ESCALA 1/15

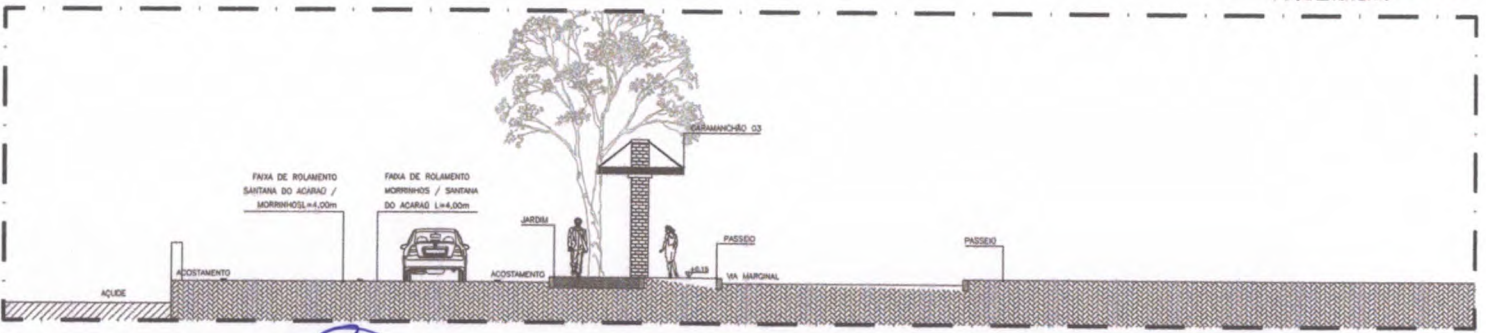

18.03 | CORTE TRECHO 04
ESCALA 1/15


RS-P	RS-C
Proprietário	
Destinação	
Projeto	
PROJ. CIVIL	PROJ. CIVIL
APROV. BOMBEIROS	APROV. PREFEITURA

[Handwritten Signature]


COMISSÃO DE LICITAÇÃO
FIS. 312
Rubrica *[Handwritten Signature]*

REVISÃO Nº	Descrição	Data
PROJETO: REESTRUTURAÇÃO DA RODOVIA CE 178 / TRECHO DO MUNICÍPIO DE MORRINHOS - CE		
CLIENTE:	PREFEITURA MUNICIPAL DE MORRINHOS	DATA: FEV/2019
LOCAL:	CE 178 MORRINHOS - CE	ESCALA INDICADA
CONTEÚDO:	CORTES - TRECHOS 01/02/03/04	FOLHA
RESPONSÁVEL TÉCNICO:	GEORDAO CARVALHO	DESENHO: GEORDAO PINHEIRO
Arquiteto	18 E 19_PROJETO CE 178 - CORTES R02.dwg	

PAINEL AT 100/200MM


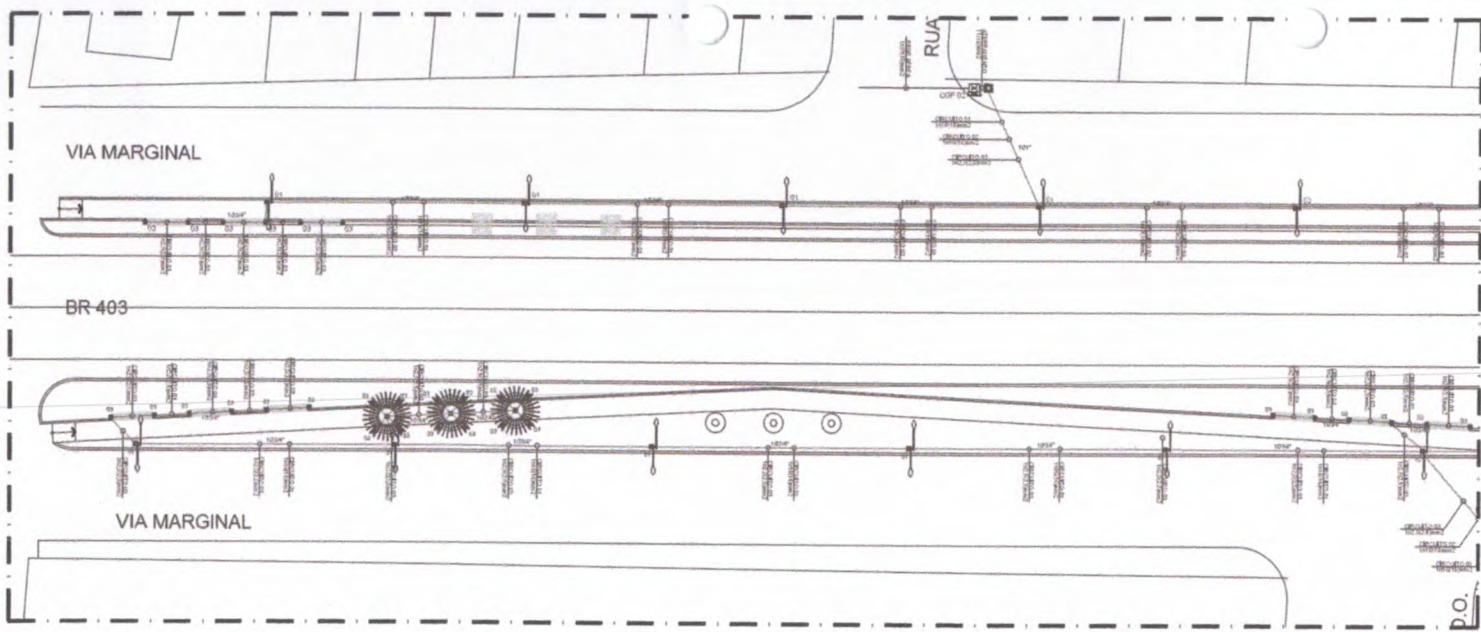


20.00 | PLANTA BAIXA - ELÉTRICA TRECHO 01.01
ESCALA 1/300

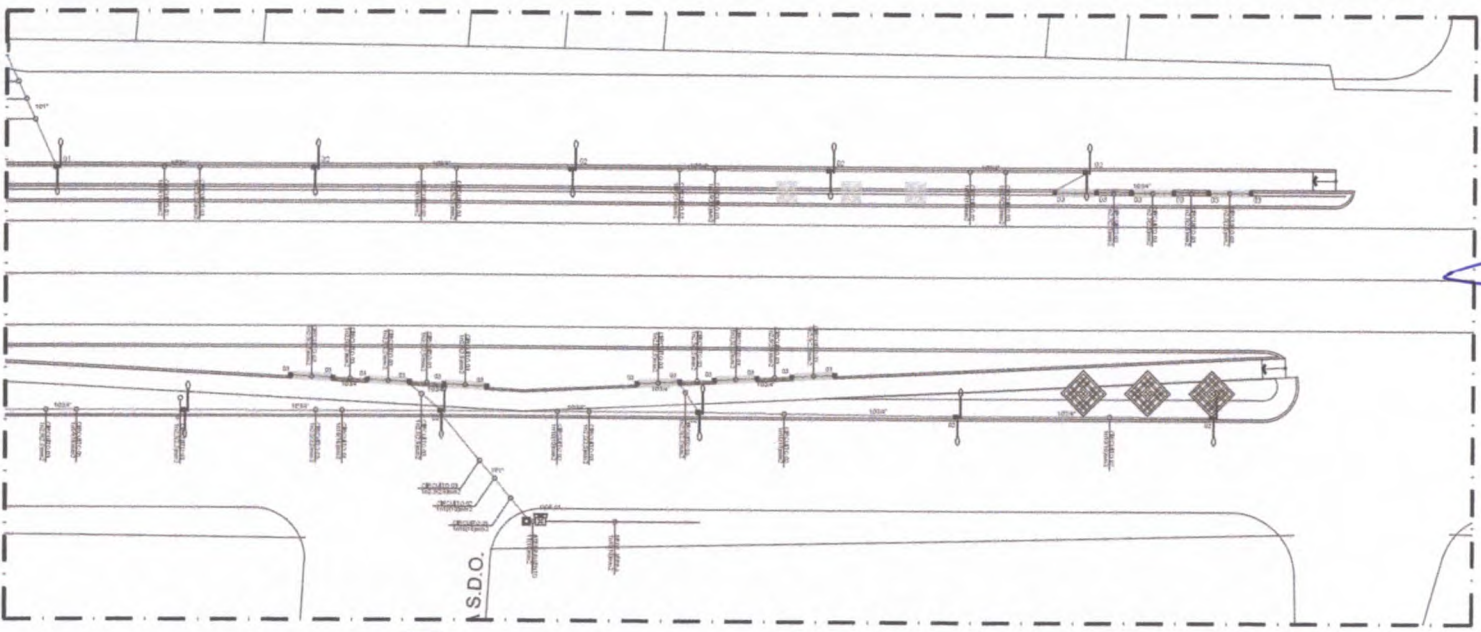


20.01 | PLANTA BAIXA - ELÉTRICA TRECHO 01
ESCALA 1/300

ES-P	ES-C
Projeto	Execução
Projeto	Execução
CREA/CAU	CREA/CAU
APROVO BOMBEIROS	APROVO PREFEITURA

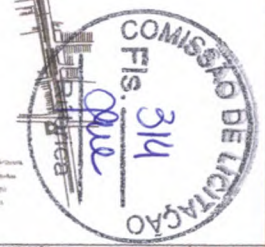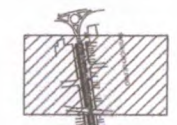

REVISÃO Nº	Descrição	Data
PROJETO REESTRUTURAÇÃO DA RODOVIA CE 178 / TRECHO DO MUNICÍPIO DE MORRINHOS - CE		
CLIENTE:	PREFEITURA MUNICIPAL DE MORRINHOS	DATA: FEV/2019
LOCAL:	CE 178 MORRINHOS - CE	ESCALA INDICADA
CONTEÚDO:	PROJETO ELÉTRICO	FOUR:
RESPONSÁVEL TÉCNICO:	SIBORDANO CARVALHO	DESIGNO:
Arquiteto:	20	39
20 A 28_PROJETO CE 178 - ELETRICO REV02 R02.dwg		

PROJECIONADA EM CADASTRO

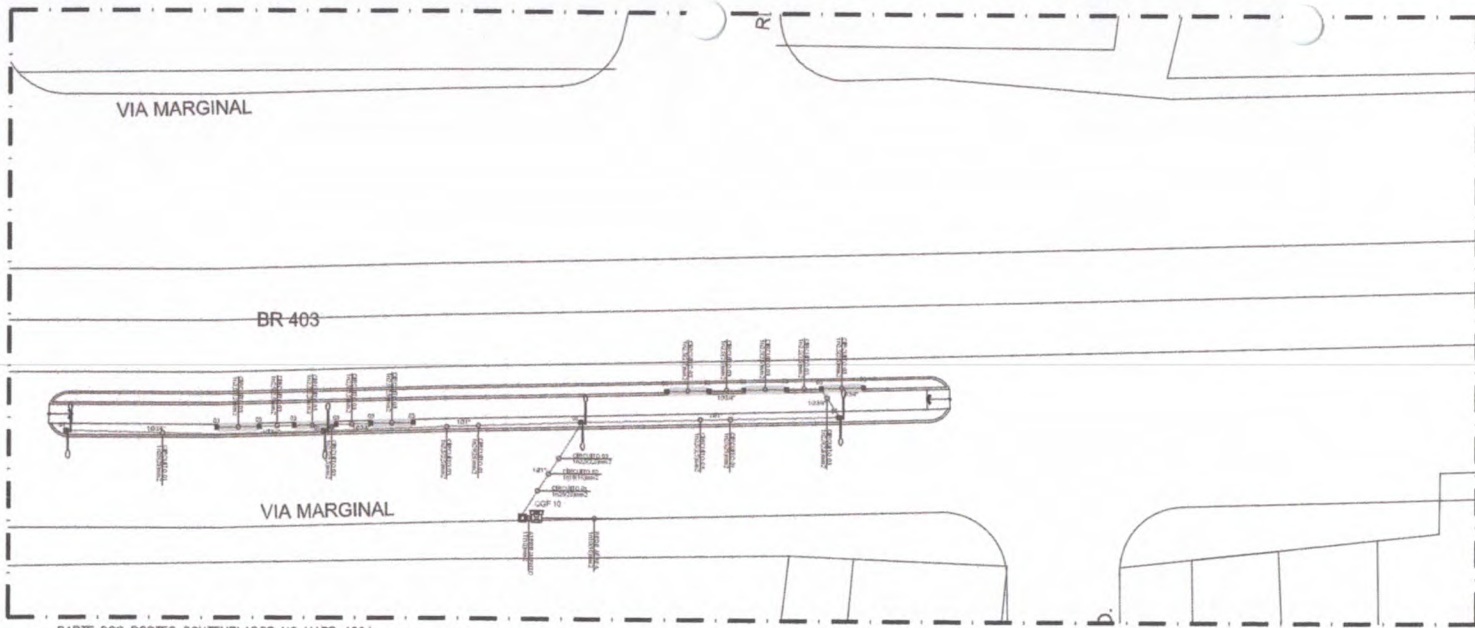


PARTE DOS POSTES CONTEMPLADOS NO MAPP 4064

26.01 | PLANTA BAIXA - ELÉTRICA TRECHO 07
ESCALA 1:200

[Handwritten signature]

[Handwritten signature]


ISS-P	ISS-C
Proprietário:	
Destinação:	
Valor:	
CPA/CAU	CPA/CAU
APROV. BOMBEIROS	APROV. PREFEITURA

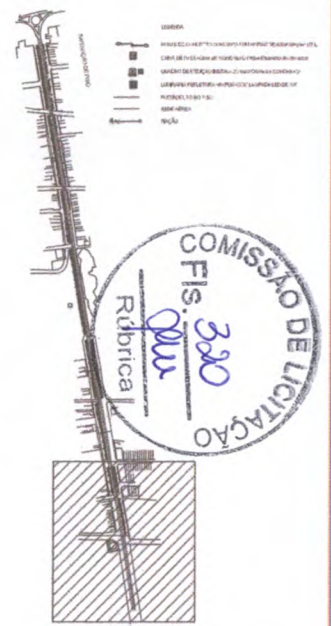

COMISSÃO DE LICITAÇÃO
FIS. 320
Rubrica
[Handwritten signature]

REVISÃO Nº	DESCRIÇÃO	DATA
PROJETO:	REESTRUTURAÇÃO DA RODOVIA CE 178 / TRECHO DO MUNICÍPIO DE MORRINHOS - CE	
CLIENTE:	PREFEITURA MUNICIPAL DE MORRINHOS	DATA: FEV/2019
LOCAL:	CE 178 MORRINHOS - CE	CLASSIFICAÇÃO: INDICADA
CONTEÚDO:	PROJETO ELÉTRICO	FOLHA: 26
RESPONSÁVEL TÉCNICO:	GIORDANO CARVALHO	RESPONSÁVEL: ALBERTO MATIAS
Arquivo:	20 A 28_PROJETO CE 178 - ELÉTRICO REVOZ R02.dwg	
		39


US-P	RS-C
Projeto	Desenho
Projeto	
CRSA/CAU	CRSA/CAU
APROVO BOMBOS	APROVO PREFEITURA

 

QUADRO DE CARGAS
Q G F - 01

QFC	Uso	Instalado	Projeto	Instalado	Projeto	Instalado	Projeto	Instalado	Projeto	Instalado	Projeto
1	1	1	1	1	1	1	1	1	1	1	1

 
CARGA INST. ABB=6350W Aparatam=6000VA



QUADRO DE CARGAS
Q G F - 09

QFC	Uso	Instalado	Projeto	Instalado	Projeto	Instalado	Projeto	Instalado	Projeto	Instalado	Projeto
1	1	1	1	1	1	1	1	1	1	1	1

 
CARGA INST. ABB=6350W Aparatam=6000VA



QUADRO DE CARGAS
Q G F - 02

QFC	Uso	Instalado	Projeto	Instalado	Projeto	Instalado	Projeto	Instalado	Projeto	Instalado	Projeto
1	1	1	1	1	1	1	1	1	1	1	1

 
CARGA INST. ABB=6350W Aparatam=6000VA



QUADRO DE CARGAS
Q G F - 10

QFC	Uso	Instalado	Projeto	Instalado	Projeto	Instalado	Projeto	Instalado	Projeto	Instalado	Projeto
1	1	1	1	1	1	1	1	1	1	1	1

 
CARGA INST. ABB=6350W Aparatam=6000VA



QUADRO DE CARGAS
Q G F - 03

QFC	Uso	Instalado	Projeto	Instalado	Projeto	Instalado	Projeto	Instalado	Projeto	Instalado	Projeto
1	1	1	1	1	1	1	1	1	1	1	1

 
CARGA INST. ABB=6350W Aparatam=6000VA



QUADRO DE CARGAS
Q G F - 11

QFC	Uso	Instalado	Projeto	Instalado	Projeto	Instalado	Projeto	Instalado	Projeto	Instalado	Projeto
1	1	1	1	1	1	1	1	1	1	1	1

 
CARGA INST. ABB=6350W Aparatam=6000VA



QUADRO DE CARGAS
Q G F - 04

QFC	Uso	Instalado	Projeto	Instalado	Projeto	Instalado	Projeto	Instalado	Projeto	Instalado	Projeto
1	1	1	1	1	1	1	1	1	1	1	1

 
CARGA INST. ABB=6350W Aparatam=6000VA



QUADRO DE CARGAS
Q G F - 12

QFC	Uso	Instalado	Projeto	Instalado	Projeto	Instalado	Projeto	Instalado	Projeto	Instalado	Projeto
1	1	1	1	1	1	1	1	1	1	1	1

 
CARGA INST. ABB=6350W Aparatam=6000VA



QUADRO DE CARGAS
Q G F - 05

QFC	Uso	Instalado	Projeto	Instalado	Projeto	Instalado	Projeto	Instalado	Projeto	Instalado	Projeto
1	1	1	1	1	1	1	1	1	1	1	1

 
CARGA INST. ABB=6350W Aparatam=6000VA



QUADRO DE CARGAS
Q G F - 06

QFC	Uso	Instalado	Projeto	Instalado	Projeto	Instalado	Projeto	Instalado	Projeto	Instalado	Projeto
1	1	1	1	1	1	1	1	1	1	1	1

 CARGA INST. ABB=6350W Aparatam=6000VA



QUADRO DE CARGAS
Q G F - 07

QFC	Uso	Instalado	Projeto	Instalado	Projeto	Instalado	Projeto	Instalado	Projeto	Instalado	Projeto
1	1	1	1	1	1	1	1	1	1	1	1

CARGA INST. ABB=6350W Aparatam=6000VA



QUADRO DE CARGAS
Q G F - 08

QFC	Uso	Instalado	Projeto	Instalado	Projeto	Instalado	Projeto	Instalado	Projeto	Instalado	Projeto
1	1	1	1	1	1	1	1	1	1	1	1


CARGA INST. ABB=6350W Aparatam=6000VA

[Assinatura]


COMISSÃO DE LICITAÇÃO
 FIS. 391
 Rubrica

REVIZÃO Nº	DESCRIÇÃO	DATA
PROJETO:	REESTRUTURAÇÃO DA RODOVIA CE 178 / TRECHO DO MUNICÍPIO DE MORRINHOS - CE	
QUADRO:	PREFEITURA MUNICIPAL DE MORRINHOS	Set/2019
LOCAL:	CE 178 MORRINHOS - CE	ESCALA: INDICADA
CONTEUDO:	PROJETO ELÉTRICO	FOLHA:
RESPONSÁVEL TÉCNICO:	DESIGNO:	27
Projeto:	MORRINHOS CARVALHO	ALBERTO MATHS
20 A 28_PROJETO CE 178 - ELETRICO REV02 R02.dwg		39


PRONOMA LT (Incorporadora)

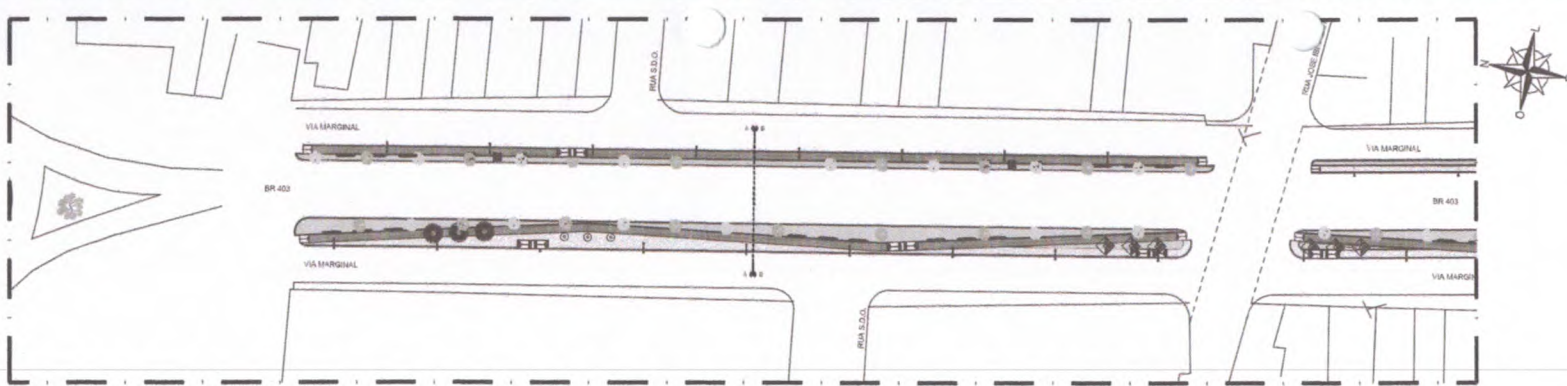

29.00 PLANTA BAIXA - ACESSIBILIDADE TRECHO 01
ESCALA 1:500

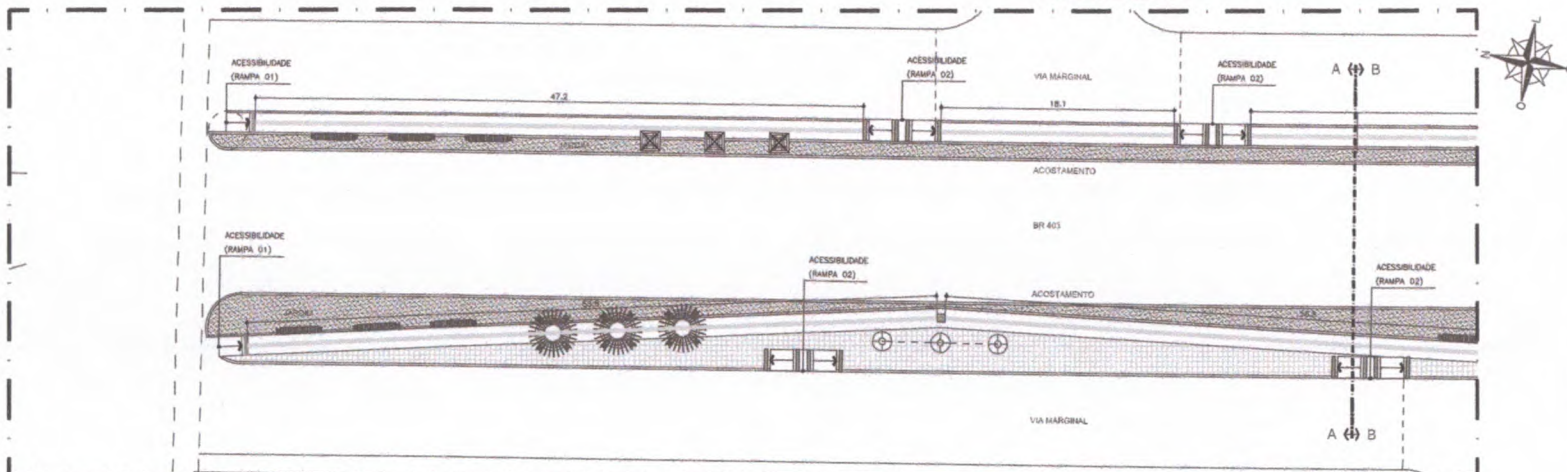


29.01 PLANTA BAIXA - ACESSIBILIDADE TRECHO 01/A
ESCALA 1:200

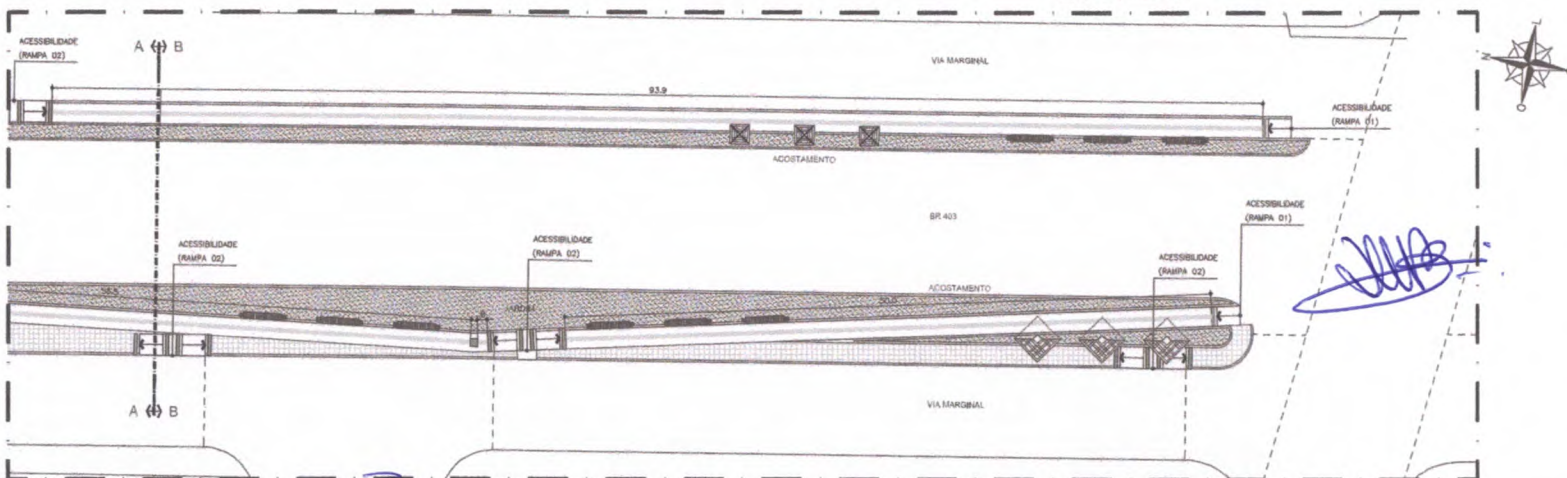


29.02 PLANTA BAIXA - ACESSIBILIDADE TRECHO 01/B
ESCALA 1:200


ISS-P	ISS-C
Proprietário	
Contratante	
Projeto	
CREA/CAU	CREA/CAU
APROVO BOMBEIROS	APROVO PREFEITURA

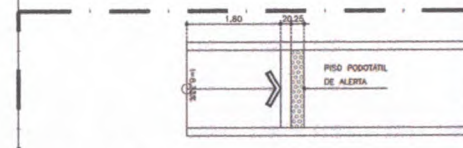

29.03 RAMPA 01 - PLANTA BAIXA
ESCALA 1:50

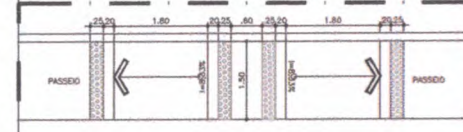


29.04 RAMPA 02 - PLANTA BAIXA
ESCALA 1:50

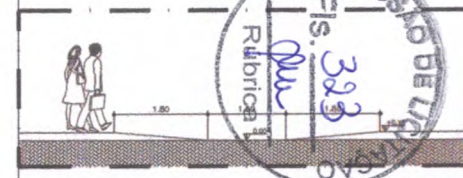


29.05 RAMPA 02 - VISTA
ESCALA 1:50

Revisão nº	Descrição	Data:
PROJETO: REESTRUTURAÇÃO DA RODOVIA CE 178 / TRECHO DO MUNICÍPIO DE MORRINHOS - CE		
CLIENTE:	PREFEITURA MUNICIPAL DE MORRINHOS	DATA: FEV/2019
LOCAL:	CE 178 MORRINHOS - CE	ESCALA INDICADA
CONTEÚDO:	PLANTA BAIXA - ACESSIBILIDADE TRECHO 01	FOLHA: 29
RESPONSÁVEL TÉCNICO:	GEORDAOH CARVALHO	DESENHO: GEORDAOH PEREIRO
Arquivo	29 E 30_PROJETO CE 178 - ACESSIBILIDADE 01 E 02 ROD.dwg	39


FRANZINA A. MACIEL

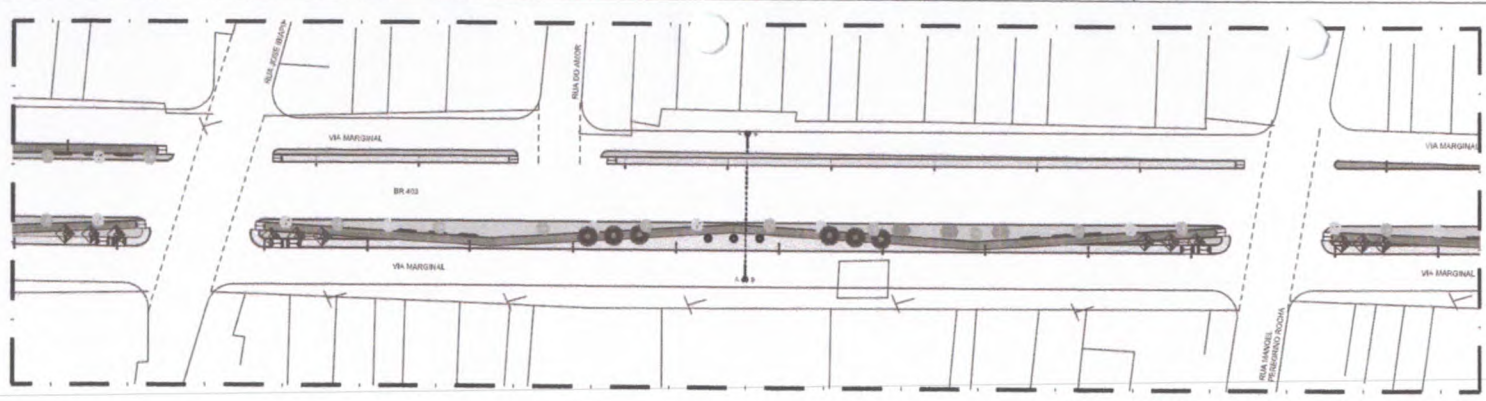


30.00 PLANTA BAIXA - ACESSIBILIDADE TRECHO 02
ESCALA 1:250

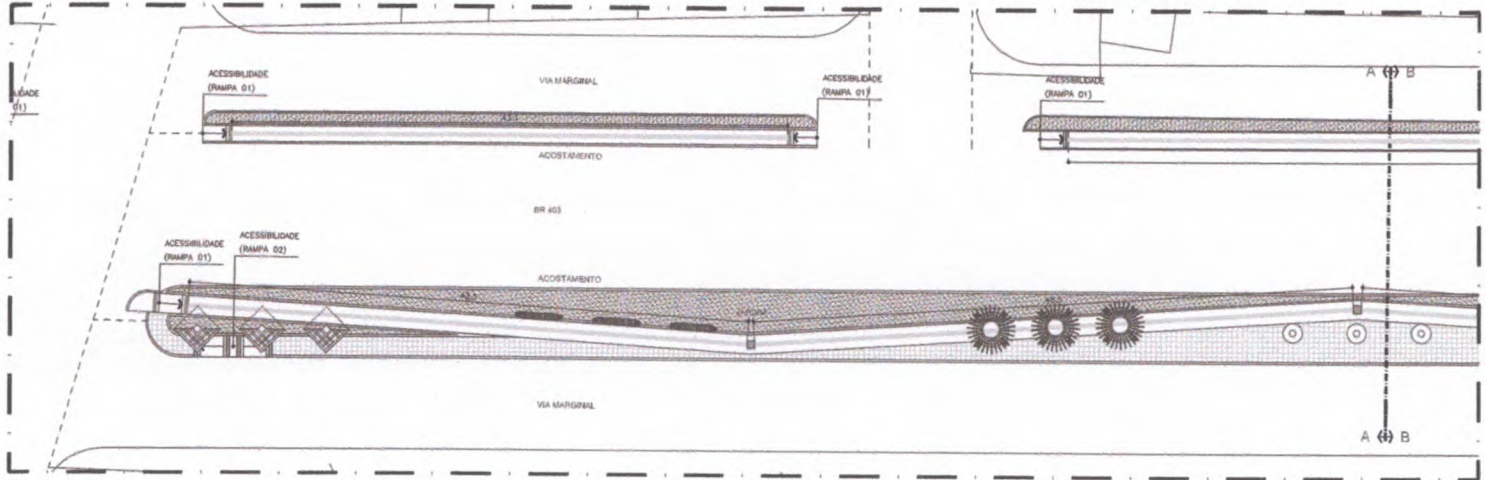


30.01 PLANTA BAIXA - ACESSIBILIDADE TRECHO 02/A
ESCALA 1:250

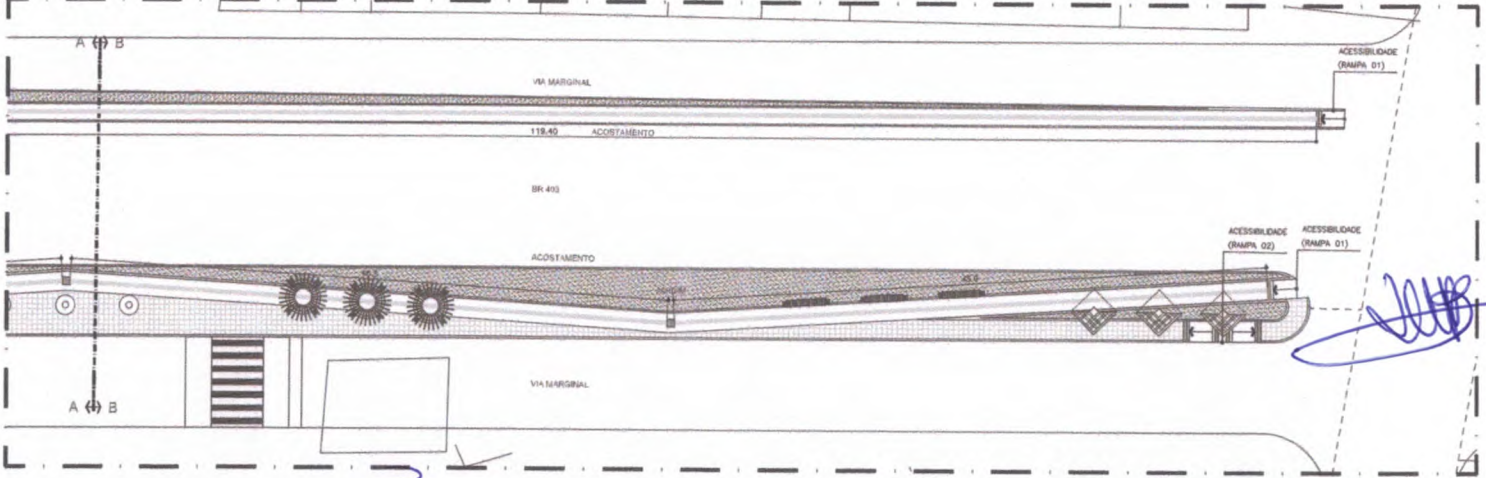


30.02 PLANTA BAIXA - ACESSIBILIDADE TRECHO 02/B
ESCALA 1:250

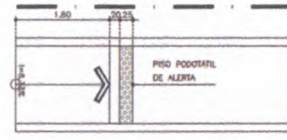

30.03 RAMPA 01 - PLANTA BAIXA
ESCALA 1:50

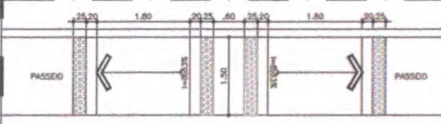


30.04 RAMPA 02 - PLANTA BAIXA
ESCALA 1:50

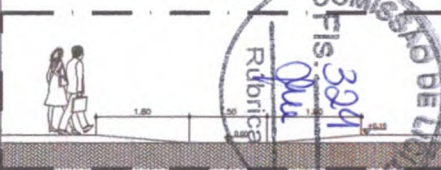


30.05 RAMPA 02 - VISTO

REVISÃO Nº	Descrição	Data:
PROJETO: REESTRUTURAÇÃO DA RODOVIA CE 178 / TRECHO DO MUNICÍPIO DE MORRINHOS - CE		
CLIENTE:	PREFEITURA MUNICIPAL DE MORRINHOS	Data: FEV/2019
LOCAL:	CE 178 MORRINHOS - CE	ESCALA: INDICADA
CONTEÚDO:	PLANTA BAIXA - ACESSIBILIDADE TRECHO 02	FOLHA: 30
RESPONSÁVEL TÉCNICO:	GEORJANO CARVALHO	DESENHO: GEORJANO PINHEIRO
Arq: 29 E 30_PROJETO CE 178 - ACESSIBILIDADE 01 E 02 R02.dwg		39


PROJECIONAL MENSURADO

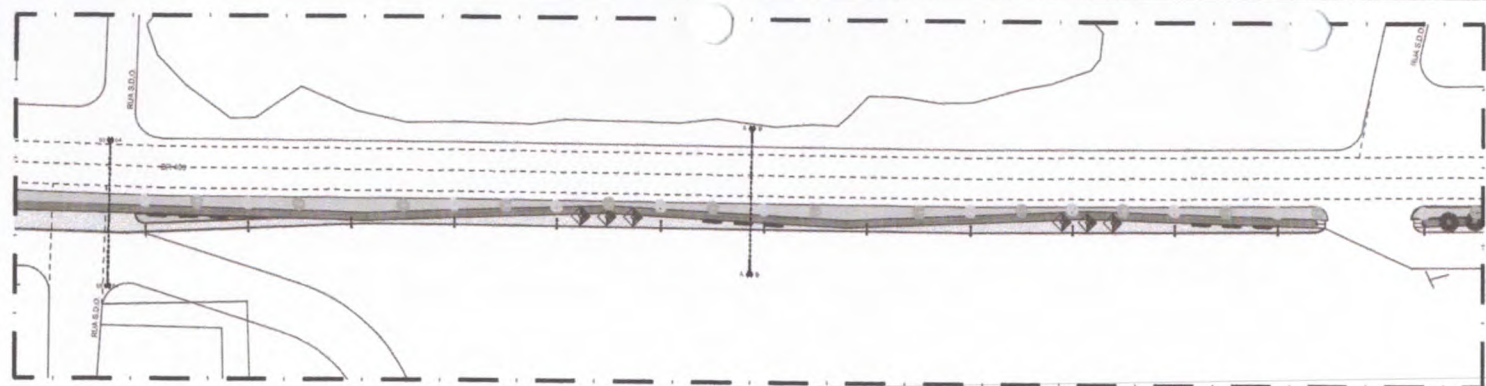

32.00 | PLANTA BAIXA - ACESSIBILIDADE TRECHO 04
ESCALA: 1/254

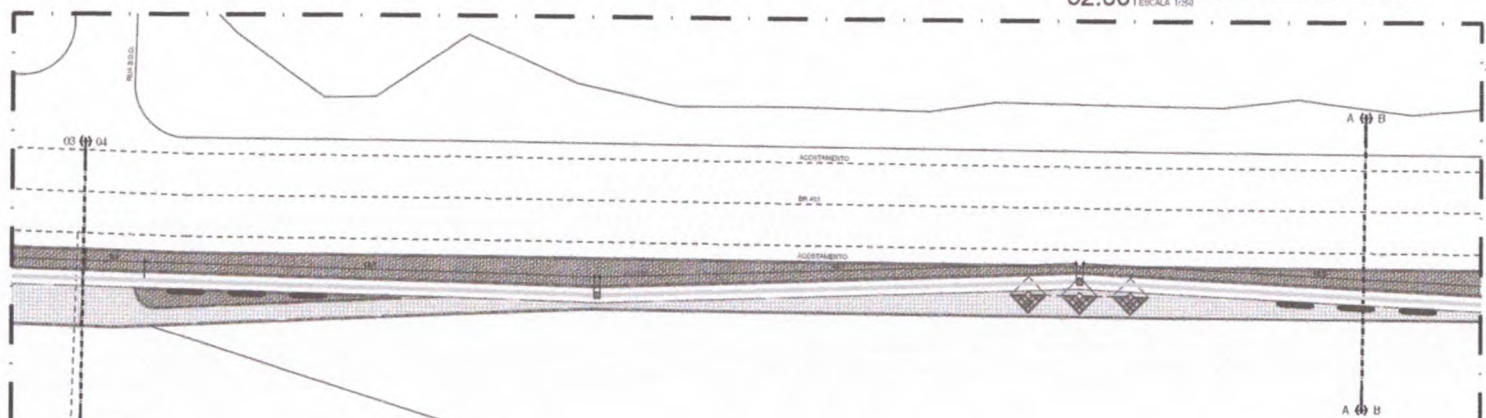


32.01 | PLANTA BAIXA - ACESSIBILIDADE TRECHO 04/A
ESCALA: 1/239

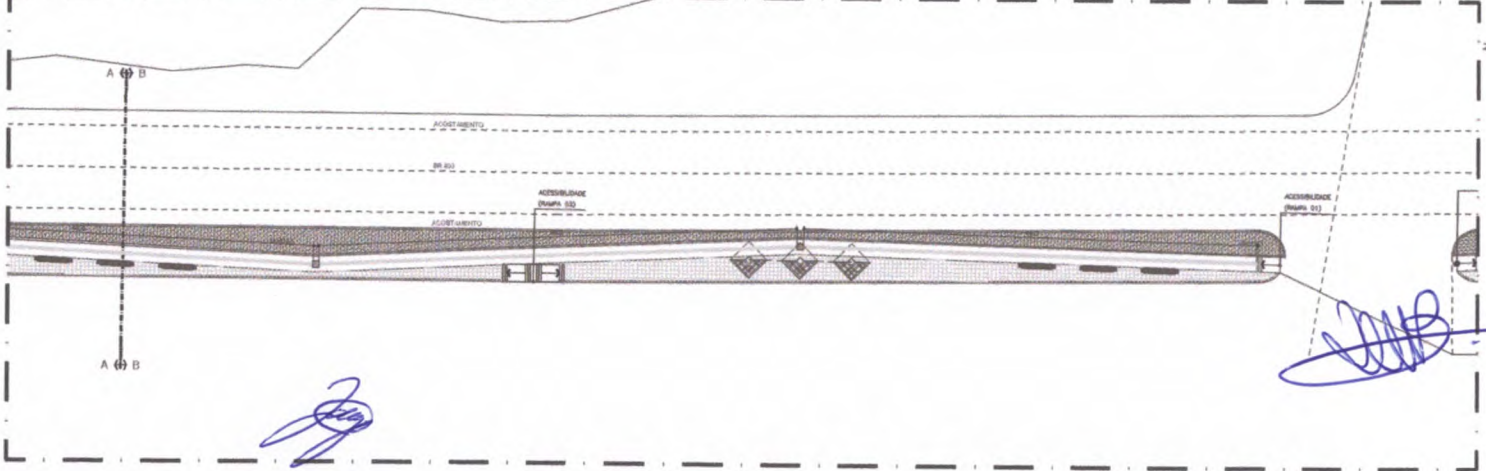


32.02 | PLANTA BAIXA - ACESSIBILIDADE TRECHO 04/B
ESCALA: 1/239


ISS-P	ISS-C
Proprietário	
Destinatário	
Assinatura	
CEBA/CAU	CEBA/CAU
APROVO BOMBEIROS	APROVO PREFEITURA

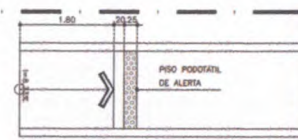

32.03 | RAMPA 01 - PLANTA BAIXA
ESCALA: 1/59

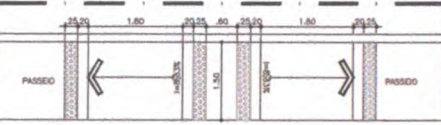

32.04 | RAMPA 02 - PLANTA BAIXA
ESCALA: 1/59

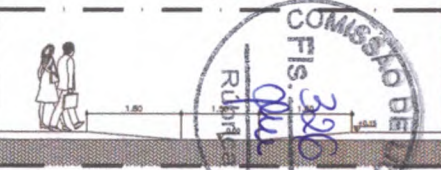


32.05 | RAMPA 03 - VISTA




REVISÃO Nº	DESCRIÇÃO	DATA
PROJETO: REESTRUTURAÇÃO DA RODOVIA CE 178 / TRECHO DO MUNICÍPIO DE MORRINHOS - CE		
CLIENTE: PREFEITURA MUNICIPAL DE MORRINHOS	DATA: FEV/2019	
LOCAL: CE 178 MORRINHOS - CE	ESCALA: INDICADA	
CONTEÚDO: PLANTA BAIXA - ACESSIBILIDADE TRECHO 04	FOLHA: 32	
RESPONSÁVEL TÉCNICO: GEORJANO CARVALHO	DESENHO: GEORJANO PEREIRO	39
Arquivo: 31 E 32_PROJETO CE 178 - ACESSIBILIDADE 03 E 04 R02.dwg		


PROPOSTA DE RECONSTRUÇÃO

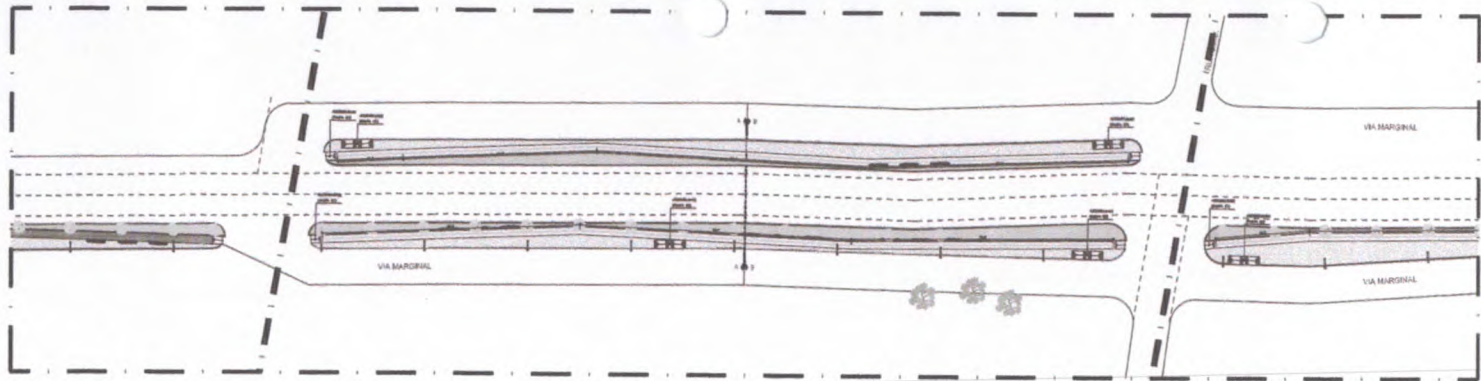

33.00 PLANTA BAIXA - ACESSIBILIDADE TRECHO 05
ESCALA 1/250

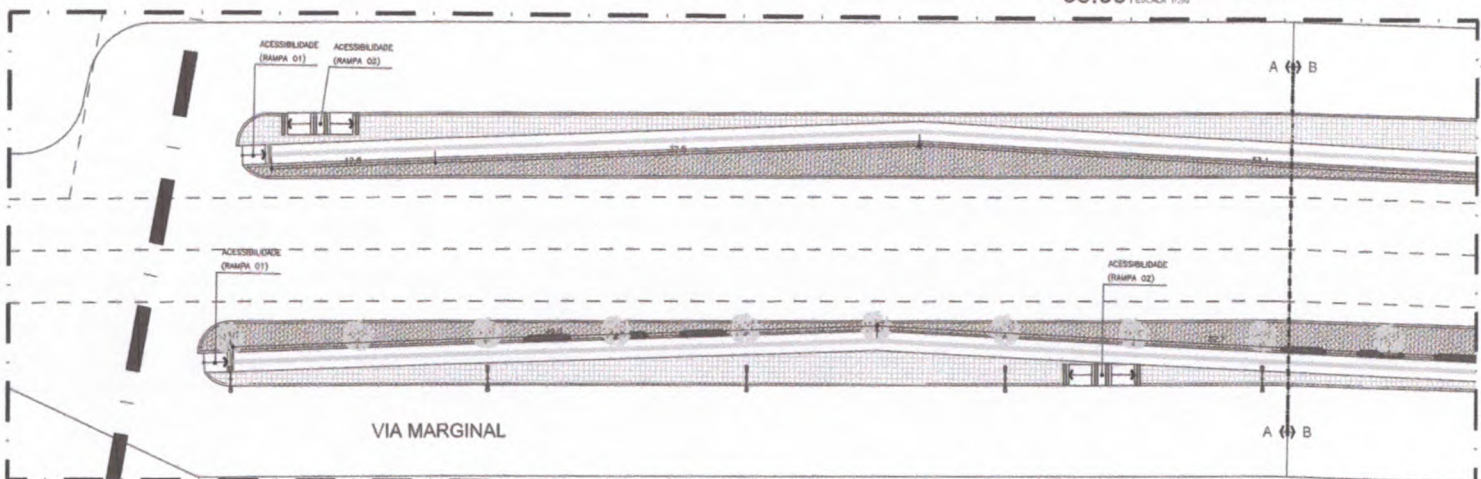

33.01 PLANTA BAIXA - ACESSIBILIDADE TRECHO 05/A
ESCALA 1/200

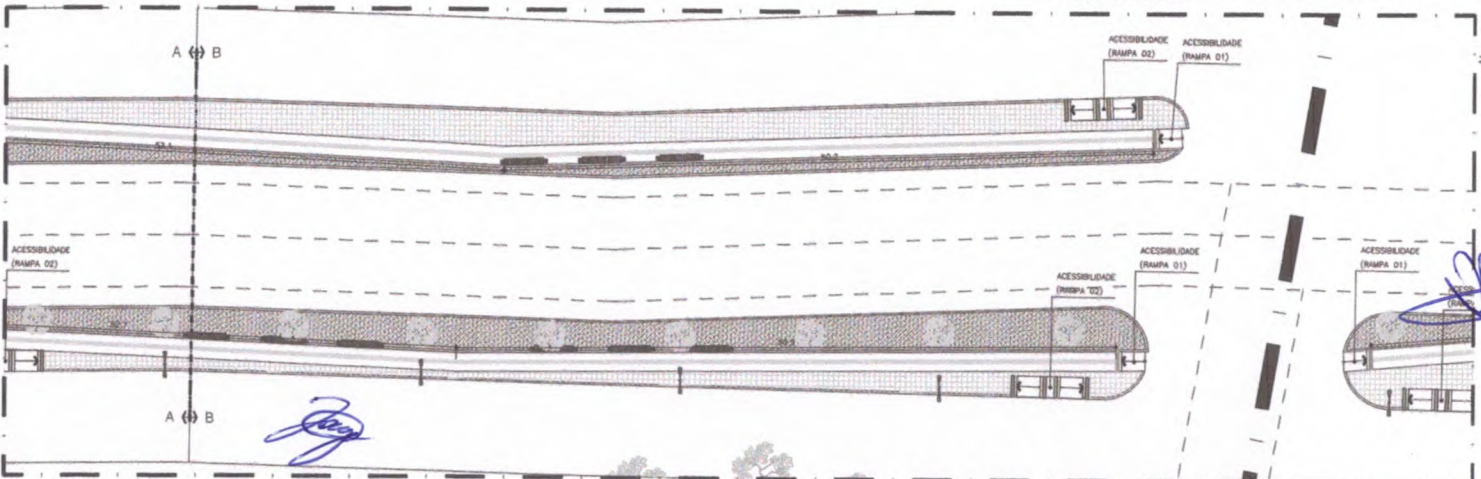


33.02 PLANTA BAIXA - ACESSIBILIDADE TRECHO 05/B
ESCALA 1/200


RS-P	RS-C
Projeto	Revisão
Nome	Descrição
PROJ/CAU	PROJ/CAU
APROV BOMBEIROS	APROV PREFEITURA



33.03 RAMPA 01 - PLANTA BAIXA
ESCALA 1/50

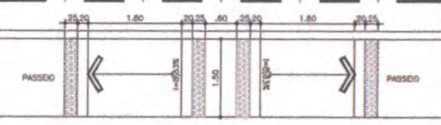

33.04 RAMPA 02 - PLANTA BAIXA

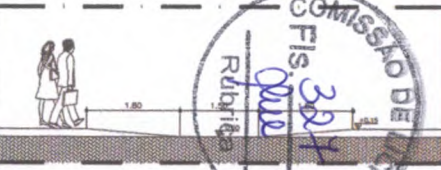


33.05 RAMPA 03 - PLANTA BAIXA




REVISÃO Nº	Descrição	DATA
PROJETO	REESTRUTURAÇÃO DA RODOVIA CE 178 / TRECHO DO MUNICÍPIO DE MORRINHOS - CE	
CLIENTE	PREFEITURA MUNICIPAL DE MORRINHOS	DATA: 10/05/2019
LOCAL	CE 178 MORRINHOS - CE	ESCALA: #INDICADA
CONTEÚDO	PLANTA BAIXA - ACESSIBILIDADE TRECHO 05	FOLHA: 33
RESPONSÁVEL TÉCNICO	GEORRÁDIO CARVALHO	DESENHO: GEORRÁDIO PEREIRO
Arquivo	33 E 34_PROJETO CE 178 - ACESSIBILIDADE 05 E 06 ROD.dwg	


PRINCIPAL (MORRINHOS)

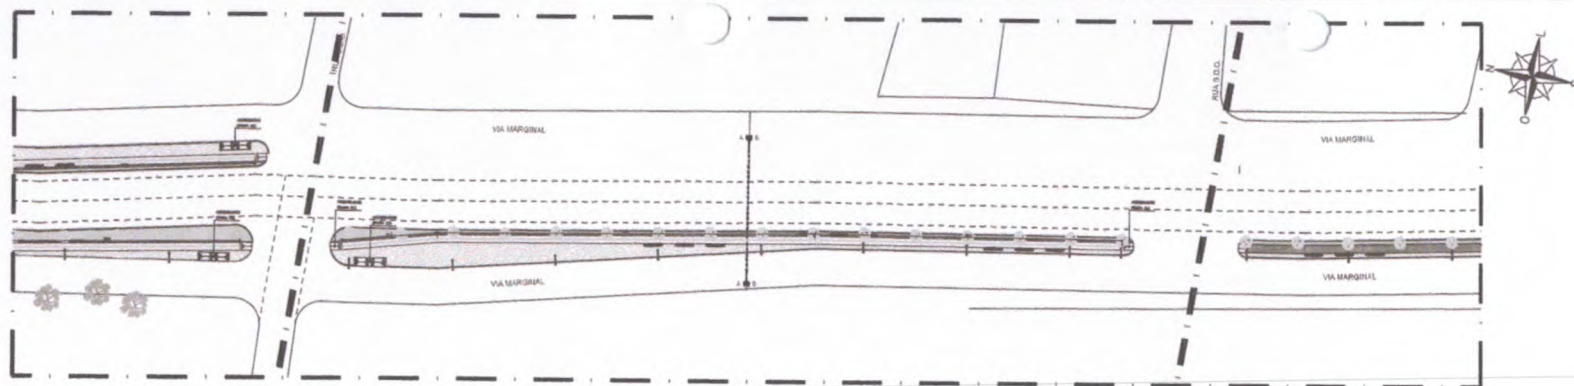

34.00 | PLANTA BAIXA - ACESSIBILIDADE TRECHO 06
ESCALA 1/250

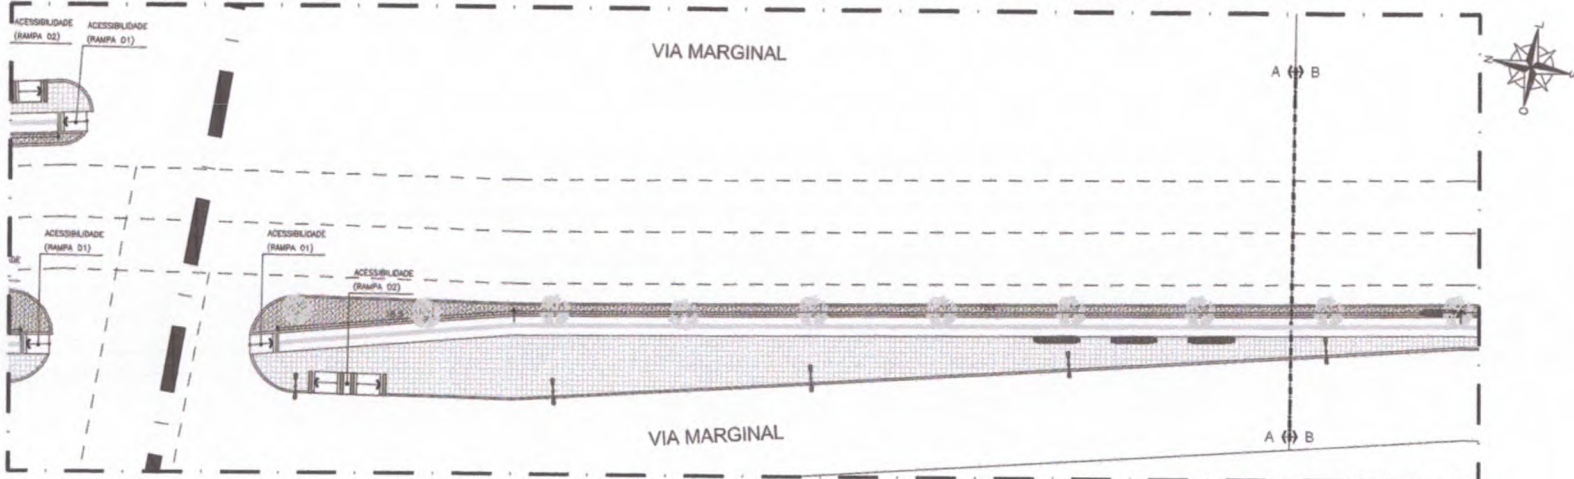

34.01 | PLANTA BAIXA - ACESSIBILIDADE TRECHO 06/A
ESCALA 1/250

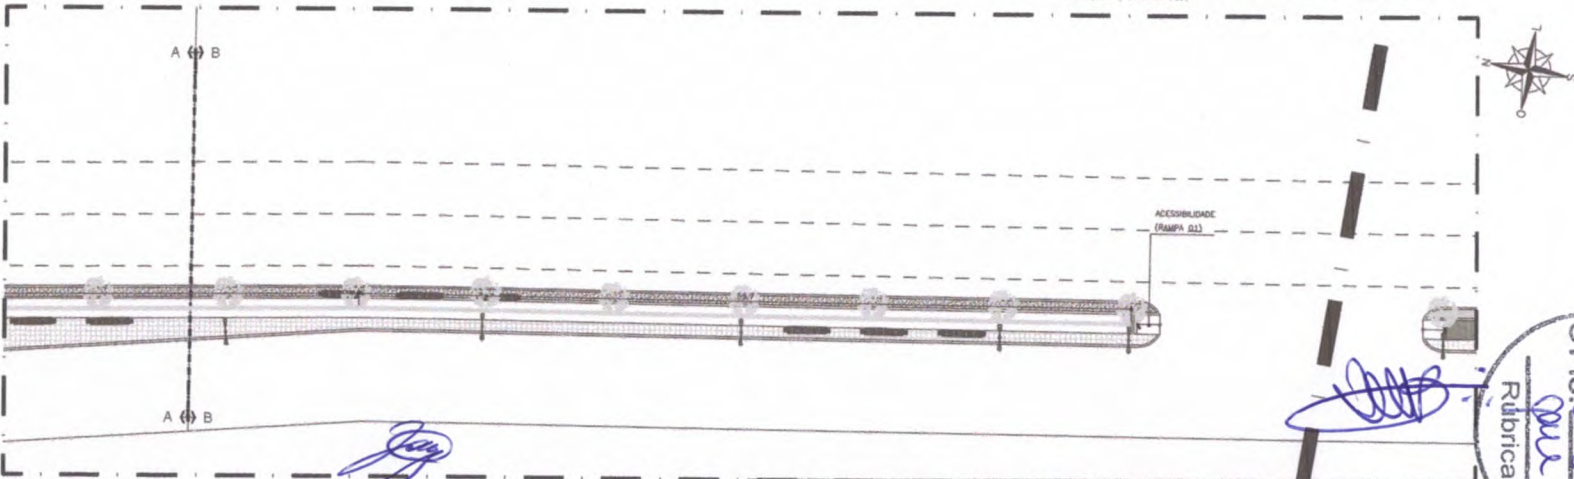


34.02 | PLANTA BAIXA - ACESSIBILIDADE TRECHO 06/B
ESCALA 1/250


ISS-P	ISS-C
Proprietário	
Destinatário	
Valor	
CREA/CAU	CREA/CAU
APROV. BOMBEIROS	APROV. PREFEITURA



34.03 | RAMPAS 01 - PLANTA BAIXA
ESCALA 1/50

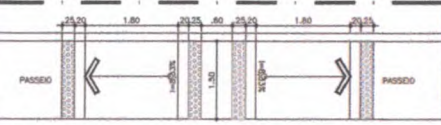

34.04 | RAMPAS 02 - PLANTA BAIXA
ESCALA 1/50

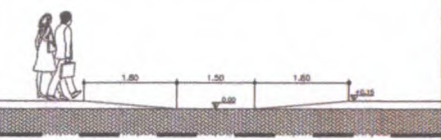


34.05 | RAMPAS 02 - VISTA
ESCALA 1/50


PROJETO	REESTRUTURAÇÃO DA RODOVIA CE 178 / TRECHO DO MUNICÍPIO DE MORRINHOS - CE	DATA:	FEB/2019
CLIENTE	PREFEITURA MUNICIPAL DE MORRINHOS	ESCALA:	INDICADA
LOCAL	CE - ALZ. MORRINHOS - CE	FOLHA:	34
CONTÉUDO	PLANTA BAIXA - ACESSIBILIDADE TRECHO 06		39
PROJETO/REVISÃO	PROJETO: CARVALHO	DESENHO:	REORNOVO P9#HEBIO



PRONOME ALIADO

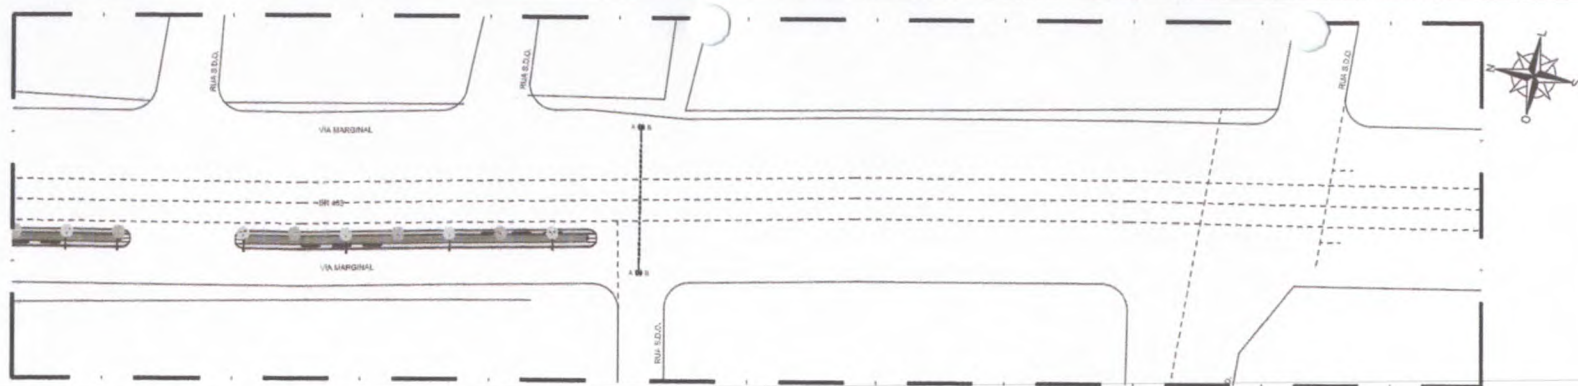

35.00 | PLANTA BAIXA - ACESSIBILIDADE TRECHO 07
ESCALA: 1/500

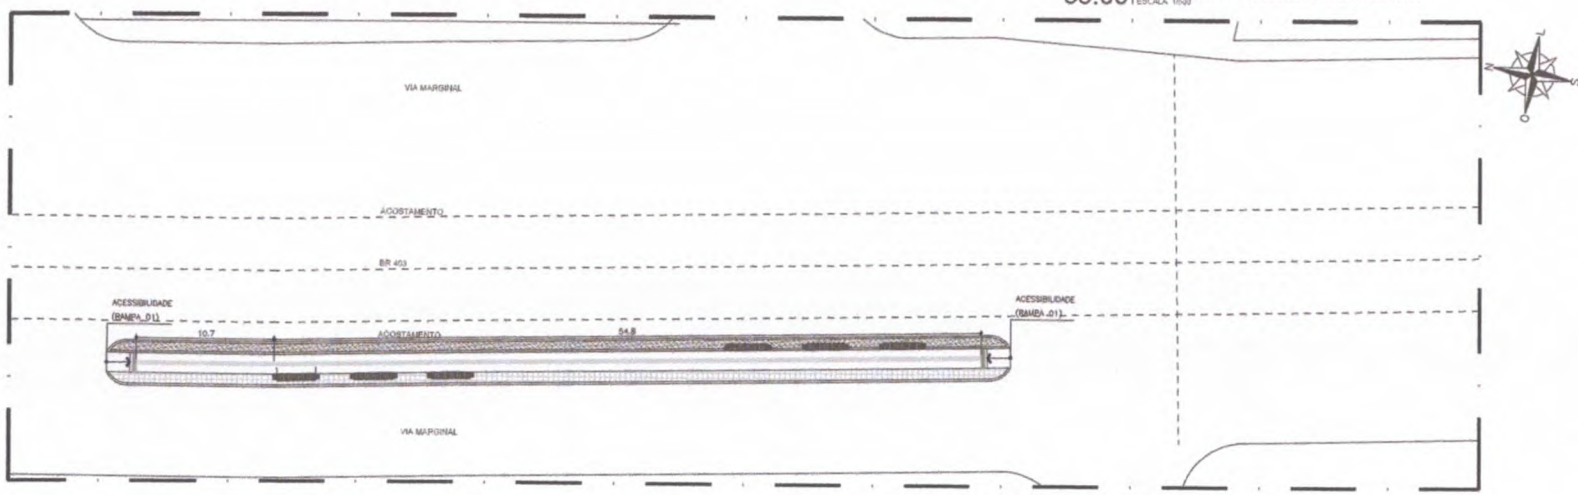


35.01 | PLANTA BAIXA - ACESSIBILIDADE TRECHO 07A
ESCALA: 1/200

[Handwritten signature]


[Handwritten signature]




ISS-P	ISS-C
Proprietário	
Destinação	
Valor	
CRSA/CMU	CRSA/CMU
APROVO BOMBEIROS	APROVO PREFEITURA

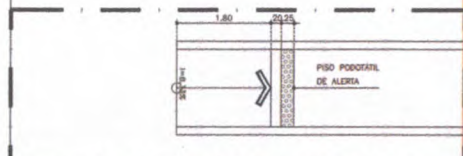

35.03 | RAMPA 01 - PLANTA BAIXA
ESCALA: 1/50

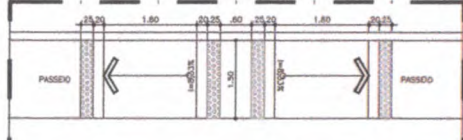


35.04 | RAMPA 02 - PLANTA BAIXA
ESCALA: 1/50

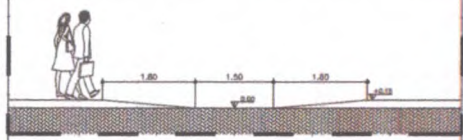


35.05 | RAMPA 02 - VISTA
ESCALA: 1/50

REVISÃO Nº	DESCRIÇÃO	DATA
PROJETO	REESTRUTURAÇÃO DA RODOVIA CE 178 / TRECHO DO MUNICÍPIO DE MORRINHOS - CE	
CLIENTE	PREFEITURA MUNICIPAL DE MORRINHOS	DATA: FEV/2019
LOCAL	CE 178 MORRINHOS - CE	ESCALA: INDICADA
CONTEÚDO	PLANTA BAIXA - ACESSIBILIDADE TRECHO 07	FOLHA: 35 / 39
RESPONSÁVEL TÉCNICO	GEORDAHO CARVALHO	DESENHO: GEORDAHO FERREIRO
Arquivo	35_PROJETO CE 178 - ACESSIBILIDADE 07 E 08 ROD.dwg	

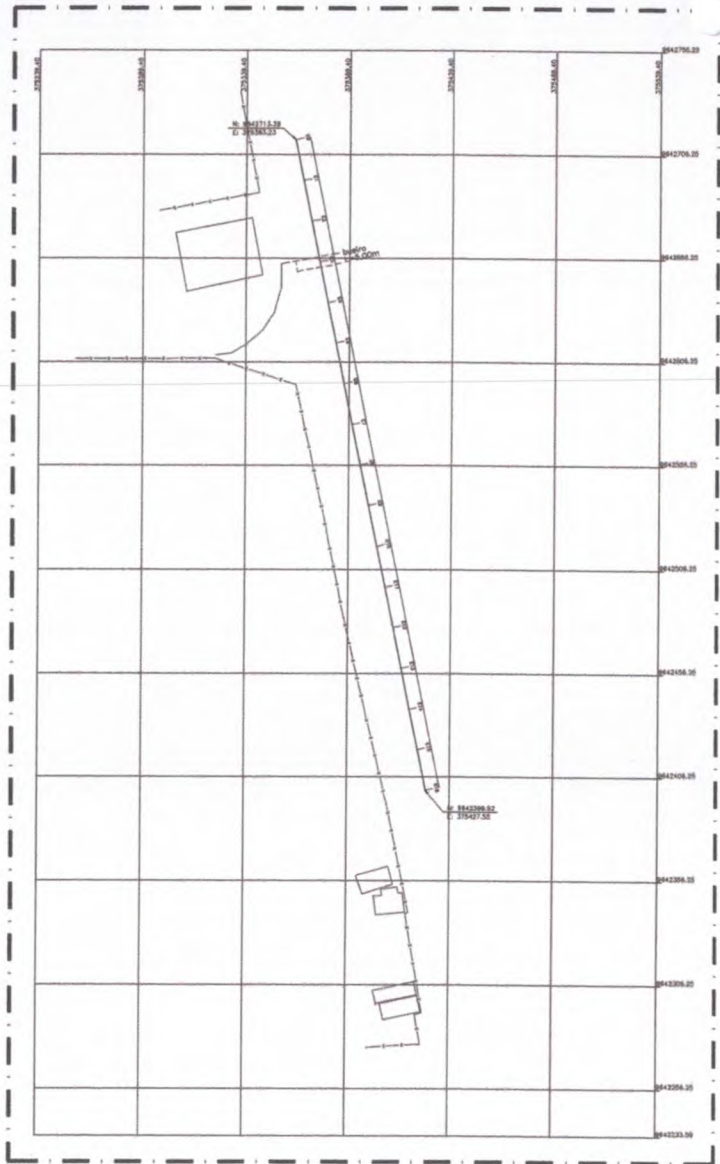


36.00 | CORTE TRECHO 05
ESCALA: 1/50

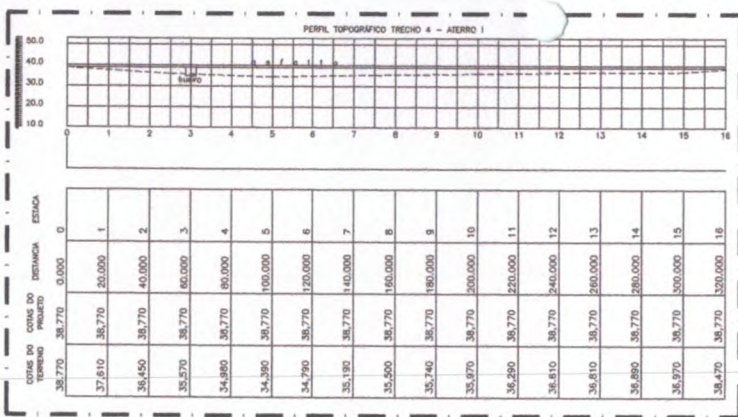

ESTACA	0	1	2	3	4	5	6	7	8	9	10	11	12	13	14	15	16
COTAS DO TERRENO	38,770	37,610	38,450	38,570	34,980	34,390	34,790	35,190	35,500	35,740	35,970	36,290	36,610	36,610	36,690	36,970	38,470
COTAS DO PROJETO	0,000	20,000	40,000	60,000	80,000	100,000	120,000	140,000	160,000	180,000	200,000	220,000	240,000	260,000	280,000	300,000	320,000
DISTÂNCIA	0	20	40	60	80	100	120	140	160	180	200	220	240	260	280	300	320

36.01 | CORTE TRECHO 05
ESCALA: 1/50

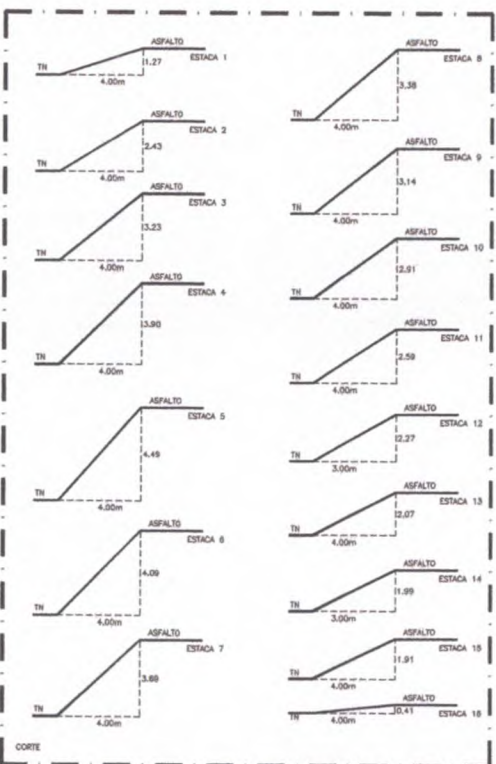


36.02 | CORTE TRECHO 04
ESCALA: 1/50


PROJETO	REESTRUTURAÇÃO DA RODOVIA CE 178 / TRECHO DO MUNICÍPIO DE MORRINHOS - CE
CLIENTE	PREFEITURA MUNICIPAL DE MORRINHOS
LOCAL	CE 178 MORRINHOS - CE
CONTÉUDO	CORTES - TRECHOS 01/02/03/04
RESPONSÁVEL TÉCNICO	GEORRÂNIO CARVALHO
DESENHO	GEORRÂNIO PEREIRA




REVISÃO Nº	01	PROPOSIÇÃO	DATA	01/02/2019
PROJETO	REESTRUTURAÇÃO DA RODOVIA CE 178 / TRECHO DO MUNICÍPIO DE MORRINHOS - CE			
CLIENTE	PREFEITURA MUNICIPAL DE MORRINHOS	DATA	FEV/2019	
LOCAL	CE 178 MORRINHOS - CE	ESCALA	INDICADA	
CONTÉUDO	CORTES - TRECHOS 01/02/03/04	FOLHA	36	
RESPONSÁVEL TÉCNICO	GEORRÂNIO CARVALHO	DESENHO	GEORRÂNIO PEREIRA	
Arquivo	36_PROJETO CE 178 - ATERRO TRECHO 4 R02.dwg			

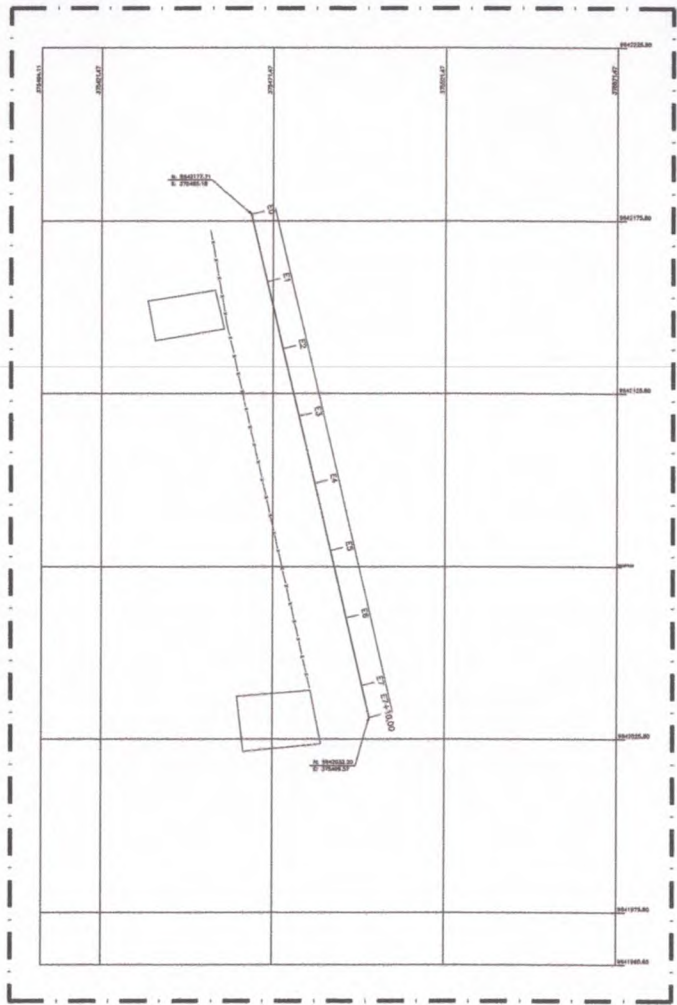

37.00 | CORTE TRECHO 04
ESCALA 1/10

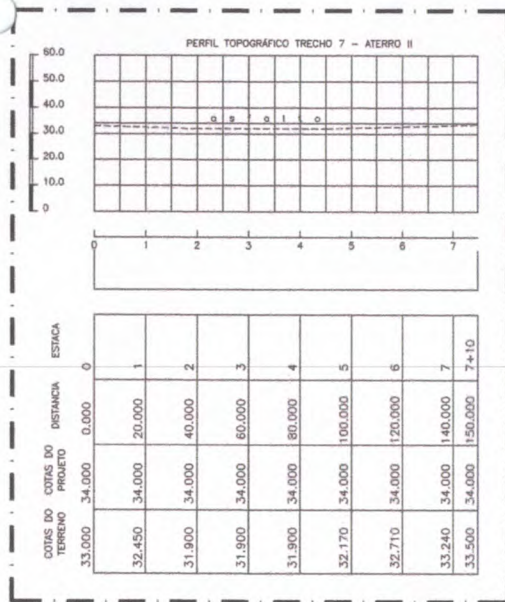

37.01 | CORTE TRECHO 04
ESCALA 1/10

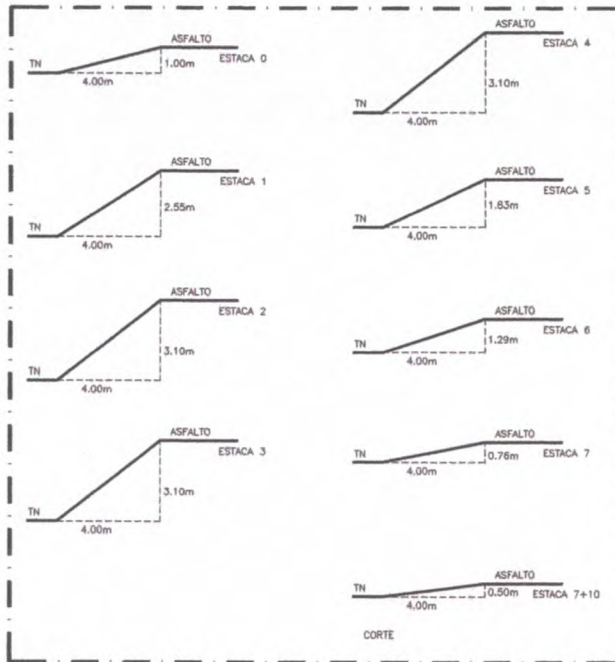

37.02 | CORTE TRECHO 04
ESCALA 1/10

RS-P

RS-C

Projeto

Projeto

Orçamento

ORÇ/CAU


ORÇ/CAU

APROV. BOMBEIROS


APROV. PREFEITURA



REVISÃO Nº	DESCRIÇÃO	DATA
PROJETO: REESTRUTURAÇÃO DA RODOVIA CE 178 / TRECHO DO MUNICÍPIO DE MORRINHOS - CE		
CLIENTE:	PREFEITURA MUNICIPAL DE MORRINHOS	DATA: FEV/2019
LOCAL:	CE 178 MORRINHOS - CE	ESCALA: INDICADA
CONTEÚDO:	ATERRO - TRECHO 07	FOLHA: 37 / 39
RESPONSÁVEL TÉCNICO:	GEORJANO CARVALHO	DESENHO: GEORJANO PEREIRO
Arquivo:	37_PROJETO CE 178 - ATERRO TRECHO 7 R02.dwg	

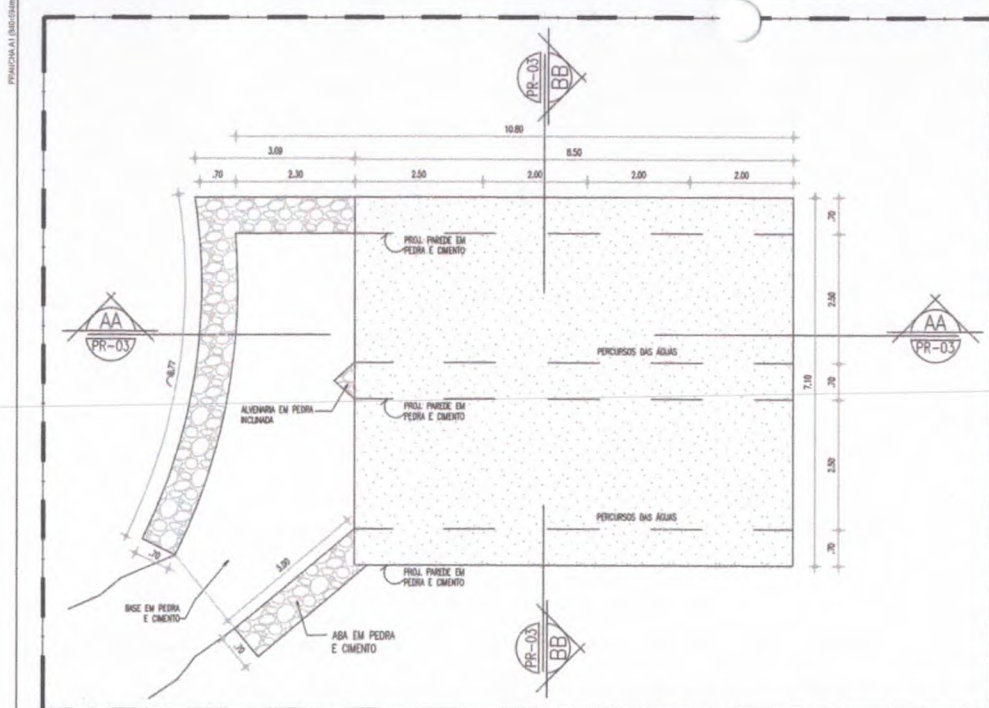

38.00 | PLANTA BAIXA - AMPLIAÇÃO DO SANGRADOURO
ESCALA 1:50

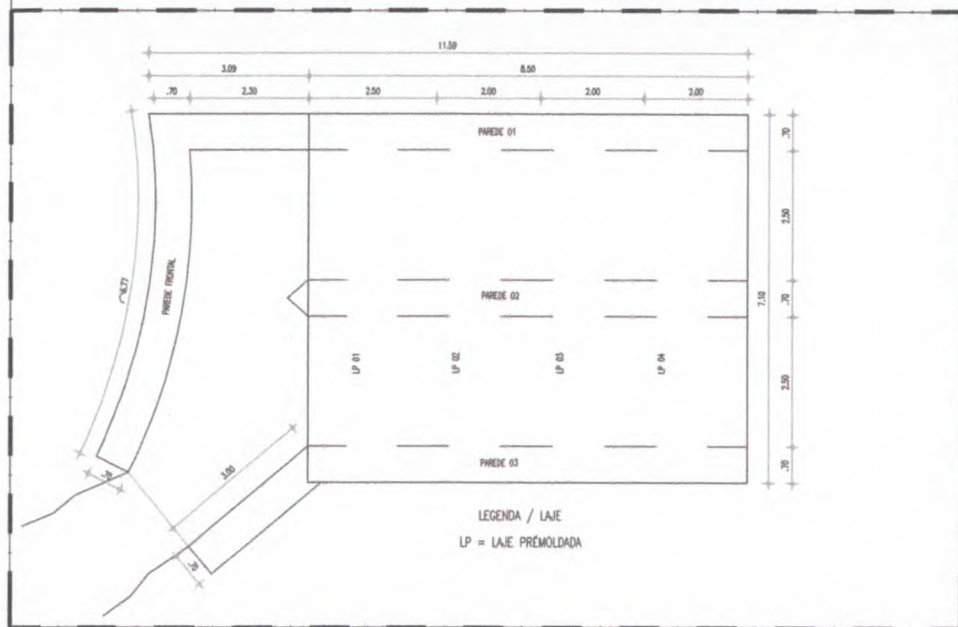


LEGENDA / LAJE
LP = LAJE PRÉ-MOLDADA

38.01 | LEGENDA LAJE
ESCALA 1:50

ISS-P	ISS-C
Proprietário	
Gerente	
Projeto	
CREA/CAU	CREA/CAU
APROVO BOMBEIROS	APROVO PREFEITURA




REVISÃO Nº	DECISÃO	Data
PROJETO: REESTRUTURAÇÃO DA RODOVIA CE 178 / TRECHO DO MUNICÍPIO DE MORRINHOS - CE		
CLIENTE: PREFEITURA MUNICIPAL DE MORRINHOS	Data: FEV/2019	
LOCAL: CE 178 MORRINHOS - CE	ESCALA: INDICADA	
CONTEÚDO: PLANTA BAIXA / CORTE TRANSVERSAL E LONGITUDINAL		
RESPONSÁVEL TÉCNICO: GEORRÁDIO CARVALHO	DESENHO: GEORRÁDIO FERREIRO	Folha: 38 / 39
Arquiteto: 38 E 39 - AMPLIAÇÃO DE SANGRADOURO R02.dwg		

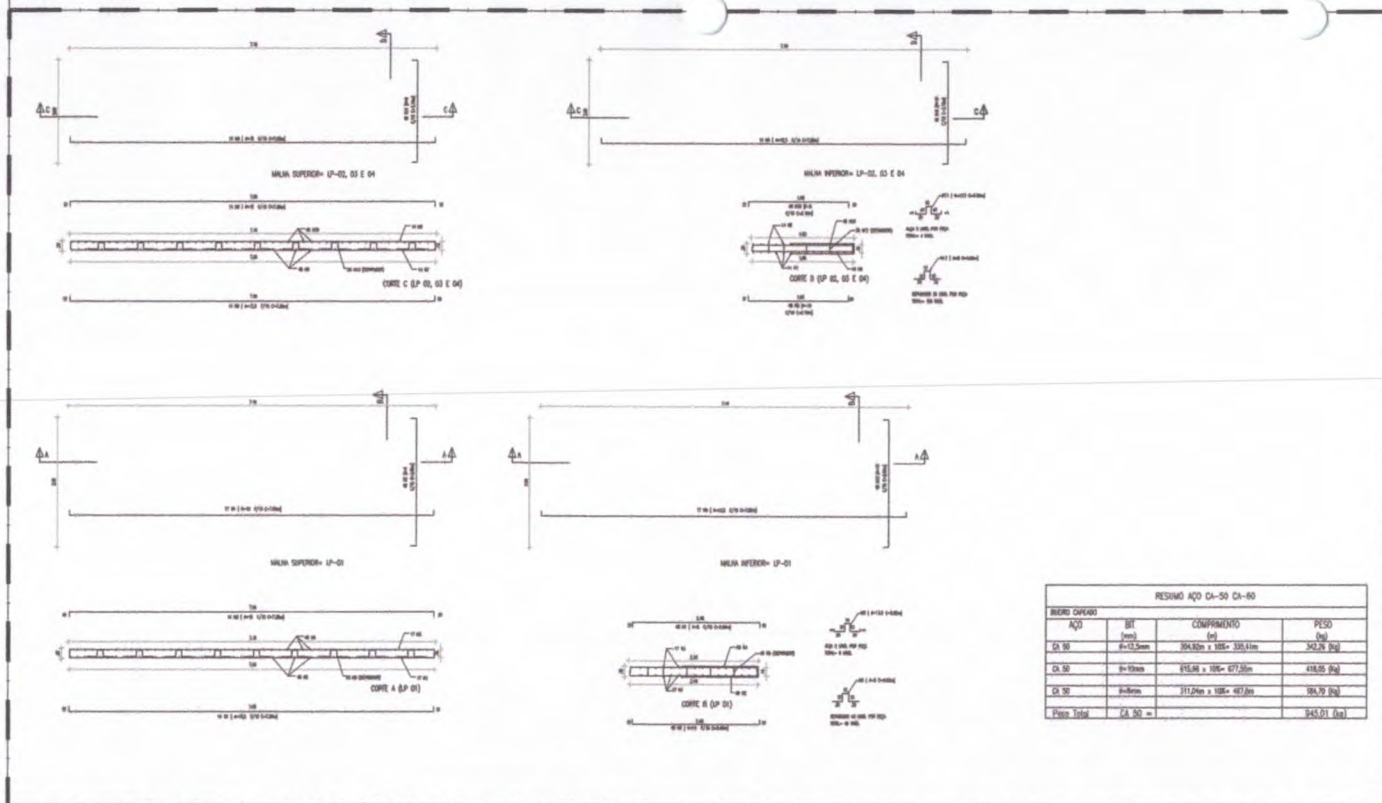


RESUMO AÇO CA-50 CA-60

TIPO DE AÇO	DI	COMPRIMENTO (m)	PESO (kg)
CA 50	Ø=12,5mm	364,80m x 355 = 129,31m	342,78 (kg)
CA 50	Ø=10mm	452,08m x 105 = 47,47m	418,05 (kg)
CA 50	Ø=8mm	211,24m x 105 = 22,18m	184,70 (kg)
Para Total	CA 50 =		945,53 (kg)

39.00 | DETALHE - LAJE PRÉ MOLDADA
ESCALA 1:50

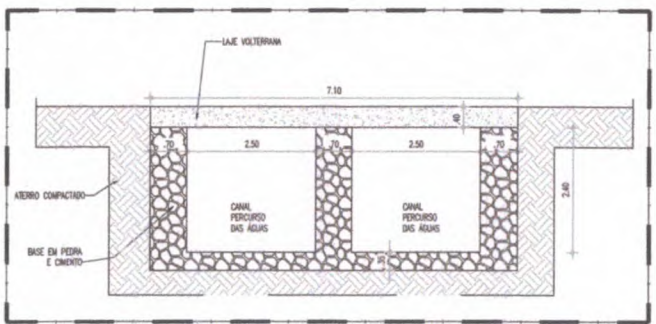

39.01 | CORTE TRANSVERSAL BB
ESCALA 1:50

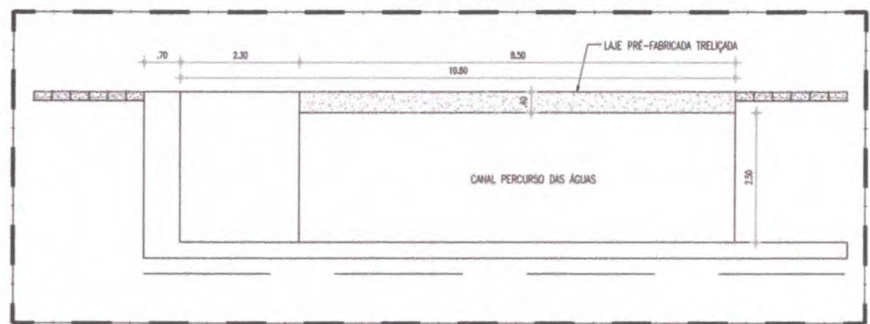

39.02 | CORTE LONGITUDINAL AA
ESCALA 1:50

COMISSÃO DE LICITAÇÃO
FIS. 333
Rubrica

REVISÃO Nº	DESCRIÇÃO	
PROJETO	REESTRUTURAÇÃO DA RODOVIA CE 178 / TRECHO DO MUNICÍPIO DE MORRINHOS - CE	
CLIENTE	PREFEITURA MUNICIPAL DE MORRINHOS	DIÁZ: FEV/2019
LOCAL	CE 178 MORRINHOS - CE	ESCALA: INDICADA
CONTEÚDO	DETALHE LAJE PRÉ MOLDADA / LEGENDA LAJE	FOLHA: 39
RESPONSÁVEL TÉCNICO:	DESIGNO:	39
GEORDAVO CARVALHO	GEORDAVO FERREIRO	39
Arquivos: 38 E 39_AMPLIAÇÃO DE SANGRADOURO R02.dwg		



Anotação de Responsabilidade Técnica - ART
Lei nº 6.496, de 7 de dezembro de 1977

CREA-CE

ART OBRA / SERVIÇO
Nº CE20210880094

Conselho Regional de Engenharia e Agronomia do Ceará



1. Responsável Técnico

DIEGO MARTINS BEZERRA

Título profissional: **ENGENHEIRO CIVIL, TECNÓLOGO EM CONSTRUÇÃO CIVIL - EDIFICAÇÕES**

RNP: 0614989639

Registro: 57691CE

Empresa contratada: **I N MARQUES - ME**

Registro: 0010366539-CE

2. Dados do Contrato

Contratante: **MUNICÍPIO DE MORRINHOS**

CPF/CNPJ: 07.566.920/0001-10

RUA JOSÉ IBIAPINA ROCHA

Nº: S/N

Complemento:

Bairro: **CENTRO**

Cidade: **MORRINHOS**

UF: **CE**

CEP: 62550000

Contrato: 0903.02/2021-01

Celebrado em: 08/06/2021

Valor: R\$ 3.500,00

Tipo de contratante: **Pessoa Jurídica de Direito Público**

Ação Institucional: **NENHUMA - NÃO OPTANTE**

3. Dados da Obra/Serviço

RUA JOSÉ IBIAPINA ROCHA

Nº: S/N

Complemento:

Bairro: **CENTRO**

Cidade: **MORRINHOS**

UF: **CE**

CEP: 62550000

Data de Início: 08/06/2021

Previsão de término: 08/04/2022

Coordenadas Geográficas: -3.228578, -40.125999

Finalidade: **Infraestrutura**

Código: **Não Especificado**

Proprietário: **MUNICÍPIO DE MORRINHOS**

CPF/CNPJ: 07.566.920/0001-10

4. Atividade Técnica

18 - Fiscalização

60 - Fiscalização de obra > CONSTRUÇÃO CIVIL > EDIFICAÇÕES > DE EDIFICAÇÃO > #1.1.1.1 - DE ALVENARIA

Quantidade

30,00

Unidade

h/sem

60 - Fiscalização de obra > CONSTRUÇÃO CIVIL > EDIFICAÇÕES > DE ACESSIBILIDADE DE EDIFICAÇÃO > #1.1.3.4 - PARA FINS DIVERSOS

30,00

h/sem

60 - Fiscalização de obra > TRANSPORTES > INFRAESTRUTURA URBANA > DE PAVIMENTAÇÃO > #4.2.1.1 - EM CONCRETO PARA VIAS URBANAS

30,00

h/sem

Após a conclusão das atividades técnicas o profissional deve proceder a baixa desta ART

5. Observações

ART REFERENTE A FISCALIZAÇÃO DOS SERVIÇOS DE URBANIZAÇÃO DAS MARGENS DA CE 179 SENTIDO MORRINHOS À SANTA DO ACARAU, CONFORME CV_0041_2019, CONFORME MAPP 4063 E MAPP 4064.

6. Declarações

- Declaro que estou cumprindo as regras de acessibilidade previstas nas normas técnicas da ABNT, na legislação específica e no decreto n. 5296/2004.

7. Entidade de Classe

ASSOCIAÇÃO BRASILEIRA DE ENGENHEIROS CIVIS (ABENC)

8. Assinaturas

Declaro serem verdadeiras as informações acima

DIEGO MARTINS BEZERRA - CPF: 037.714.933-07

Local

data

MUNICÍPIO DE MORRINHOS - CNPJ: 07.566.920/0001-10

9. Informações

* A ART é válida somente quando quitada, mediante apresentação do comprovante do pagamento ou conferência no site do Crea.

10. Valor

Valor da ART: **R\$ 88,78**

Registrada em: 04/11/2021

Valor pago: **R\$ 88,78**

Nosso Número: 8214949502

A autenticidade desta ART pode ser verificada em: <https://crea-ce.sitac.com.br/publico/>, com a chave: Z9916
Impresso em: 05/11/2021 às 08:10:58 por: , ip: 45.161.184.54

www.creace.org.br
Tel: (85) 3453-5800

faleconosco@creace.org.br
Fax: (85) 3453-5804

CREA-CE
Conselho Regional de Engenharia e Agronomia do Ceará

